



Общество с ограниченной ответственностью «ДЕВИЖН Поволжье»
Рег. № П-211-005835140590-0637 в реестре Ассоциации «Национальное
объединение проектировщиков «Альянс Развитие»
(СРО-П-211-23072019)

Заказчик – ООО СЗ «Крылья Девелопмент»

ЖИЛАЯ ЗАСТРОЙКА В КВАРТАЛЕ УЛИЦ БЛЮХЕРА-РАЕВСКОГО-КОМБУЗОВСКАЯ-СТУДЕНЧЕСКАЯ В Г.ЕКАТЕРИНБУРГ. БЛОК 7

РАБОЧАЯ ДОКУМЕНТАЦИЯ

Внутренние инженерные системы

Сети связи

Часть 11. Автоматизированная система учёта коммунальных ресурсов водо- и теплоснабжения

23-08-05-0-АСКУВТ

Генеральный директор

Главный инженер проекта



А.Е. Прокин

А.В. Дурнев

Изм.	№ док.	Подп.	Дата

Ведомость рабочих чертежей основного комплекта

Лист	Наименование	Примечание
1	Общие данные	
2	Секция 1.1. Схема структурная	
3	Секция 1.2. Схема структурная	
4	Секция 1.3. Схема структурная	
5	Секция 1.4. Схема структурная	
6	Секция 1.1. План подземного этажа	
7	Секция 1.1. План 1 этажа	
8	Секция 1.1. План 2 этажа	
9	Секция 1.2. План подземного этажа	
10	Секция 1.2. План 1 этажа	
11	Секция 1.2. План 2 этажа	
12	Секция 1.3. План подземного этажа	
13	Секция 1.3. План техподполья	
14	Секция 1.3. План 1 этажа	
15	Секция 1.3. План 2 этажа	
16	Секция 1.4. План подземного этажа	
17	Секция 1.4. План 1 этажа	
18	Секция 1.4. План 2 этажа	
19	Общий вид шкафа АСКУВТ	

Ведомость ссылочных и прилагаемых документов

Обозначение	Наименование	Примечание
23-08-05-0-АСКУВТ.СО	Прилагаемые документы Спецификация оборудования, изделий и материалов	4 листа
23-08-05-0-АСКУВТ.КЖ	Кабельный журнал	4 листа

Общие указания

1. Рабочими чертежами предусмотрена система автоматизации комплексной.
2. Технические решения, принятые в рабочих чертежах, соответствуют требованиям экологических, санитарно-гигиенических норм, правил взрыво- и пожаробезопасности, действующих на территории Российской Федерации, и обеспечивают безопасную эксплуатацию запроектированного объекта.
3. Проектом предусмотрен автоматизированный учёт потребления ресурсов АСКУ на базе специализированных шкафов АСКУВТ, которые предназначены для сбора информации о расходе и объеме холодной и горячей воды, количества тепловой энергии. Шкафы устанавливаются в помещениях связи и обеспечивают получение, накопление, обработку, хранение, отображение и передачу информации о расходе ресурсов в системе верхнего уровня.
В коллекторном узле каждого этажа устанавливаются квартирные теплосчетчики, которые посредством специализированных коммутационных устройств включаются в линии интерфейса RS-485 шкафа АСКУ. Подключение квартирных водосчётчиков выполняется к квартирным теплосчетчикам по средствам импульсного выхода.
4. Кабельные линии прокладываются в трубах ПВХ 16 мм. Прокладка кабеля от тепловых счетчиков к квартирным счетчикам холодной и горячей воды производится в трубах ПВХ 25мм в стяжке пола. Подъем к квартирным счетчикам осуществляется в нишах ОВ.

Взам. инв. №	
Подп. и дата	
Инв. № подл.	

						23-08-05-0-АСКУВТ			
						Жилая застройка в квартале улиц Блюхера-Раевского-Коммуззовская-Студенческая в г.Екатеринбург. Блок 7			
Изм.	Кол. уч.	Лист	№ док.	Подп.	Дата	Секция 1.1...1.4	Стадия	Лист	Листов
Разраб.		Прудникова		А.Пру	06.25		Р	1	19
Пров.		Байков		Бай	06.25				
						Общие данные	DEVISION		
Н. контр.		Рябинов		Ряб	06.25				
ГИП		Дурнев		Дур	06.25				

Условные обозначения

-  - устройство сбора и передачи данных
-  - источник питания постоянного напряжения
-  - теплосчётчик
-  - водосчётчик

Кабельная продукция

- rs - линия интерфейса жилья RS-485, кабель марки U/UTP Cat5e ZH нз(A)-HF 2x2x0,52
- rs-к - линия интерфейса коммерции RS-485, кабель марки U/UTP Cat5e ZH нз(A)-HF 2x2x0,52
- rs-н - линия интерфейса нежилого RS-485, кабель марки U/UTP Cat5e ZH нз(A)-HF 2x2x0,52
- imp - линия импульсного выхода, кабель марки U/UTP Cat5e ZH нз(A)-HF 2x2x0,52

Структура буквенно-цифровых обозначений

- (...)[y].[x]
- номер прибора на этаже
- номер этажа установки прибора
- обозначение прибора

Перечень элементов

Поз. обозначение	Наименование	Кол.	Примечание
1'ШАСКУВТ 0.1	Шкаф АСКУВТ в комплекте: - устройство сбора и передачи данных - источник питания - выключатель автоматический - корпус шкафа	1	
		1	
		1	
		1	
		1	
-	Разветвитель интерфейса rs 422/485 на 8 выходов	35	

1. *Учтено в комплекте чертежей на силовое электрооборудование.
2. Счётчики учтены в соответствующих комплектах чертежей.
3. В начале и конце каждой линии RS-485 установить терминальные резисторы (120 Ом).
4. Для каждого элемента схемы индексы [x], [y] принять согласно приведённой структуре буквенно-цифровых обозначений.
5. Подключение счётчиков к линиям RS-485 выполнить при помощи разветвителя интерфейсов.
6. Длина и способ прокладки кабелей приведены в кабельном журнале.

						23-08-05-0-АСКУВТ			
						Жилая застройка в квартале улиц Блюхера-Раевского-Коммунозавская-Студенческая в г.Екатеринбург. Блок 7			
Изм.	Кол. уч.	Лист	№ док.	Подп.	Дата	Секция 1.1...1.4	Стадия	Лист	Листов
Разраб.		Прудникова		А.И.И.	06.25		Р	2	
Пров.		Байков		В.И.Б.	06.25				
						Секция 1.1. Схема структурная	DEVISION		
Н. контр.		Рябиков			06.25				

Условные обозначения

- устройство сбора и передачи данных
- источник питания постоянного напряжения
- теплосчётчик
- водосчётчик
- узел учёта тепла

Кабельная продукция

- rs - линия интерфейса жилья RS-485, кабель марки U/UTP Cat5e ZH nз(A)-HF 2x2x0,52
- rs-к - линия интерфейса коммерции RS-485, кабель марки U/UTP Cat5e ZH nз(A)-HF 2x2x0,52
- rs-н - линия интерфейса нежилого RS-485, кабель марки U/UTP Cat5e ZH nз(A)-HF 2x2x0,52
- rs-ту - линия интерфейса теплового узла RS-485, кабель марки U/UTP Cat5e ZH nз(A)-HF 2x2x0,52
- imp - линия импульсного выхода, кабель марки U/UTP Cat5e ZH nз(A)-HF 2x2x0,52

Структура буквенно-цифровых обозначений

- (...)[y].[x] - номер прибора на этаже
- номер этажа установки прибора
- обозначение прибора


Перечень элементов

Поз. обозначение	Наименование	Кол.	Примечание
2'ШАСКУВТ 0.1	Шкаф АСКУВТ в комплекте: - устройство сбора и передачи данных - источник питания - выключатель автоматический - корпус шкафа	1	
		1	
		1	
		1	
		1	
-	Разветвитель интерфейса rs 422/485 на 8 выходов	35	

- *Учтено в комплекте чертежей на силовое электрооборудование.
- Счётчики учтены в соответствующих комплектах чертежей.
- В начале и конце каждой линии RS-485 установить терминальные резисторы (120 Ом).
- Для каждого элемента схемы индексы [x], [y] принять согласно приведённой структуре буквенно-цифровых обозначений.
- Подключение счётчиков к линиям RS-485 выполнить при помощи разветвителя интерфейсов.
- Длина и способ прокладки кабелей приведены в кабельном журнале.

						23-08-05-0-АСКУВТ			
						Жилая застройка в квартале улиц Блюхера-Раевского-Коммузовская-Студенческая в г.Екатеринбург. Блок 7			
Изм.	Кол. уч.	Лист	№ док.	Подп.	Дата	Секция 1.1...1.4	Стадия	Лист	Листов
Разраб.		Прудникова		А.И.И.	06.25		Р	3	
Пров.		Байков		В.И.Б.	06.25				
						Секция 1.2. Схема структурная	DEVISION		
Н. контр.		Рябиков		Р.И.Р.	06.25				

Секция 1.3. Схема структурная

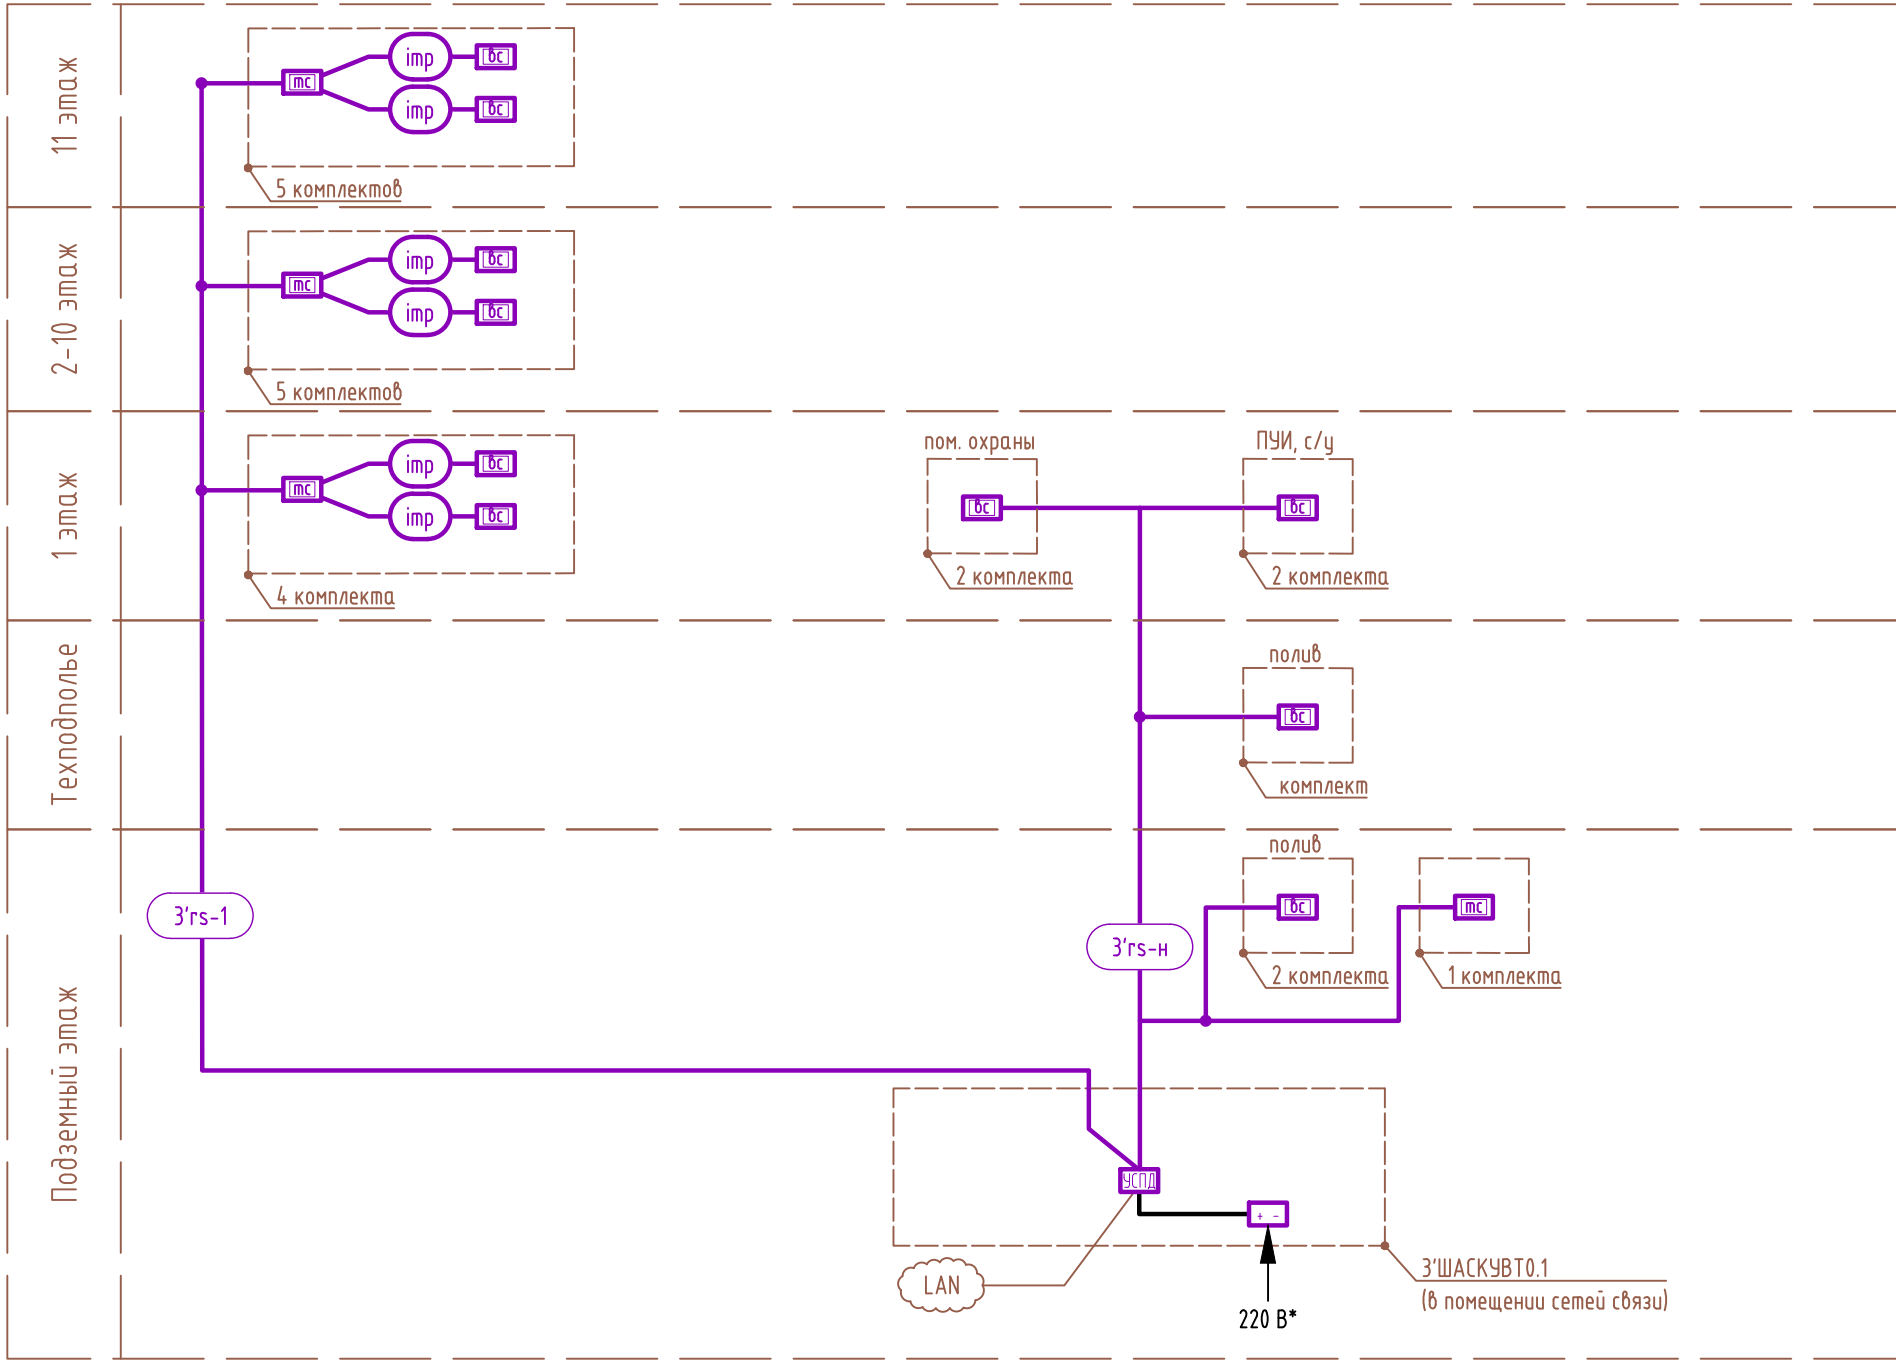


Условные обозначения

- устройство сбора и передачи данных
- источник питания постоянного напряжения
- теплосчётчик
- водосчётчик

Кабельная продукция

- rs - линия интерфейса жилья RS-485, кабель марки U/UTP Cat5e ZH нз(А)-HF 2х2х0,52
- rs-н - линия интерфейса нежилого RS-485, кабель марки U/UTP Cat5e ZH нз(А)-HF 2х2х0,52
- имп - линия импульсного выхода, кабель марки U/UTP Cat5e ZH нз(А)-HF 2х2х0,52

Структура буквенно-цифровых обозначений

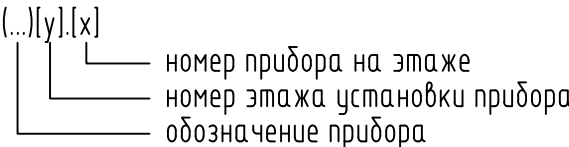


Перечень элементов

Поз. обозначение	Наименование	Кол.	Примечание
3'ШАСКУВТ 0.1	ШкафАСКУВТ в комплекте: - устройство сбора и передачи данных - источник питания - выключатель автоматический - корпус шкафа	1	
		1	
		1	
		1	
		1	
-	Разветвитель интерфейса rs 422/485 на 8 выходов	13	

- *Учтено в комплекте чертежей на силовое электрооборудование.
- Счётчики учтены в соответствующих комплектах чертежей.
- В начале и конце каждой линии RS-485 установить терминальные резисторы (120 Ом).
- Для каждого элемента схемы индексы [x], [y] принять согласно приведённой структуре буквенно-цифровых обозначений.
- Подключение счётчиков к линиям RS-485 выполнить при помощи разветвителя интерфейсов.
- Длина и способ прокладки кабелей приведены в кабельном журнале.

						23-08-05-0-АСКУВТ			
						Жилая застройка в квартале улиц Блюхера-Раевского-Коммузовская-Студенческая в г.Екатеринбург. Блок 7			
Изм.	Кол. уч.	Лист	№ док.	Подп.	Дата	Секция 1.1...1.4	Стадия	Лист	Листов
Разраб.		Прудникова		А.И.	06.25		Р	4	
Пров.		Байков		В.И.	06.25				
						Секция 1.3. Схема структурная	DEVISION		
Н. контр.		Рябиков			06.25				

Секция 1.4. Схема структурная

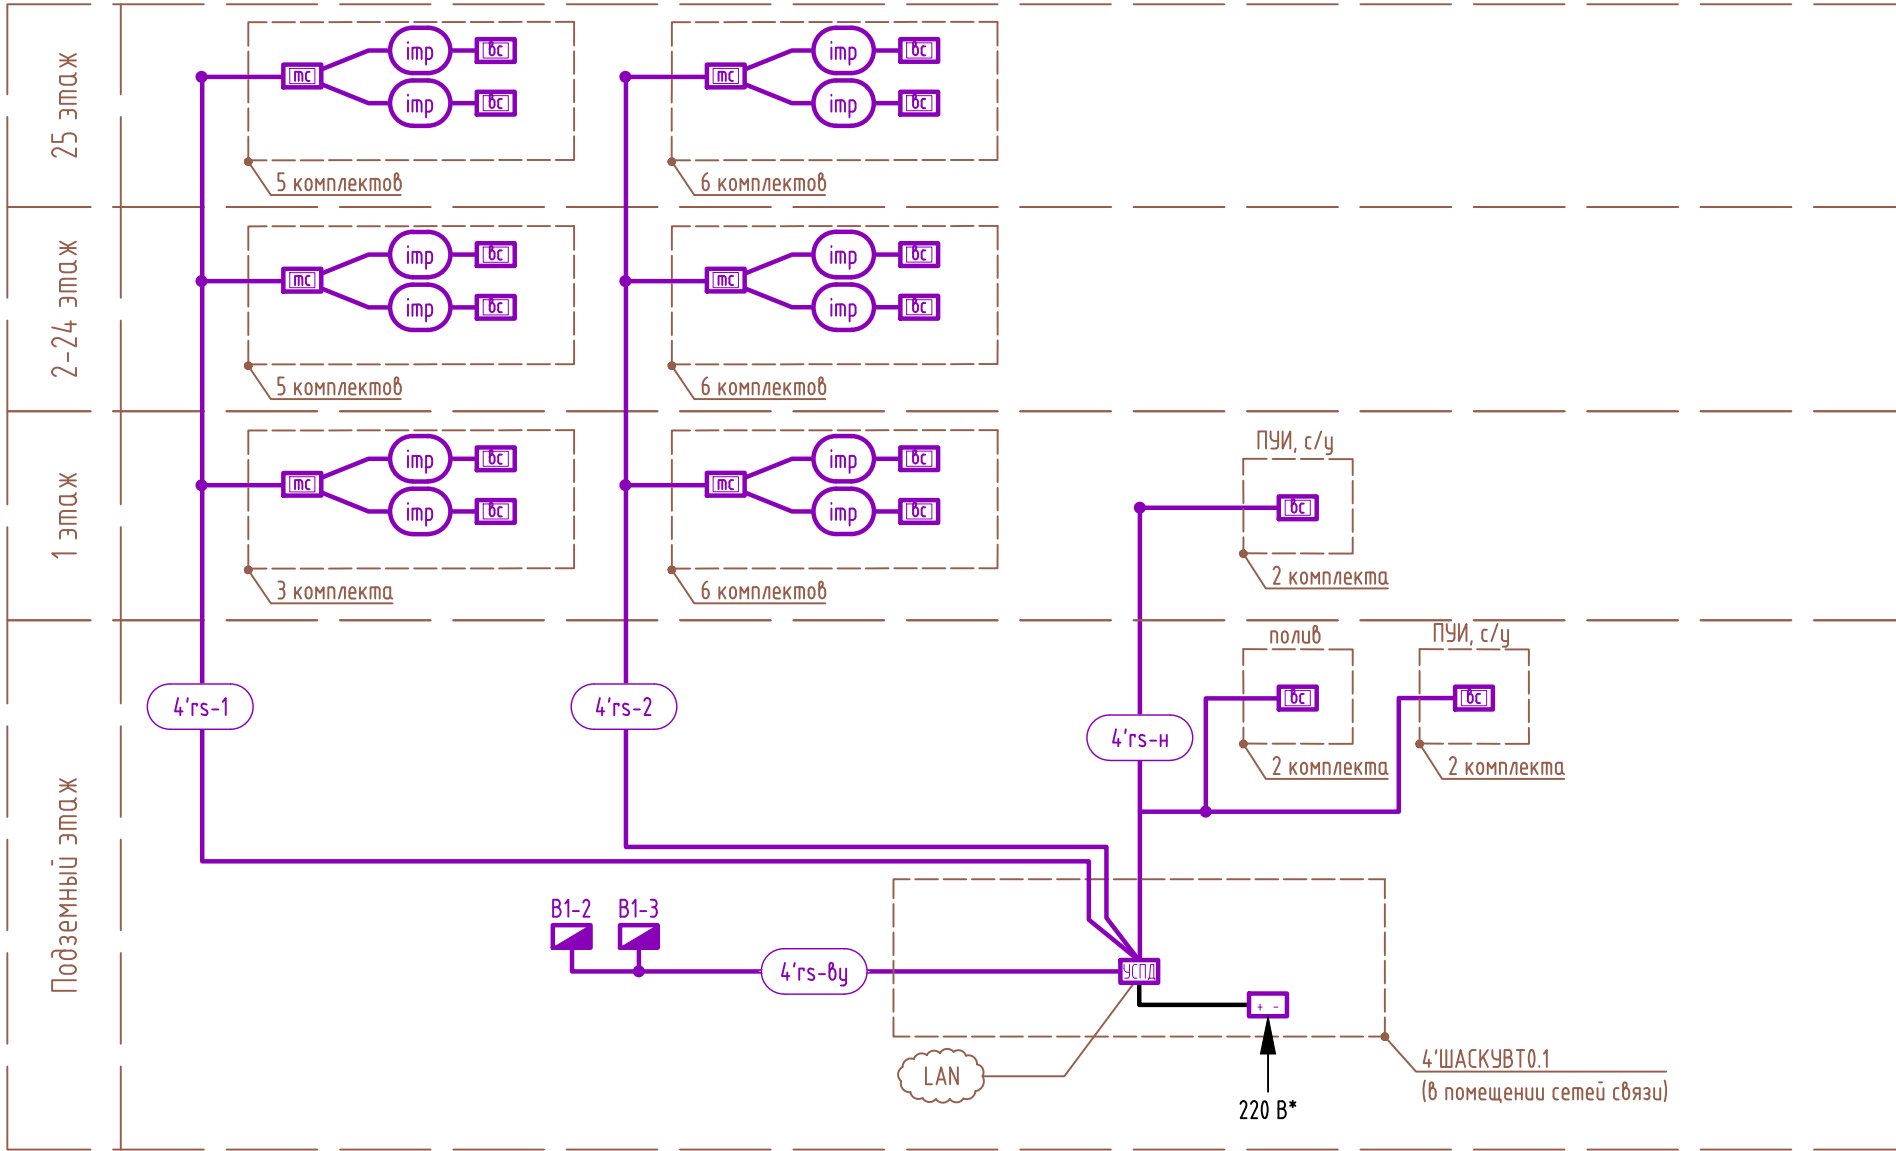

Условные обозначения

- устройство сбора и передачи данных
- источник питания постоянного напряжения
- теплосчётчик
- водосчётчик
- водомерный узел

Кабельная продукция

- rs - линия интерфейса жилья RS-485, кабель марки U/UTP Cat5e ZH нз(A)-HF 2x2x0,52
- rs-н - линия интерфейса нежилого RS-485, кабель марки U/UTP Cat5e ZH нз(A)-HF 2x2x0,52
- rs-by - линия интерфейса водомерного узла RS-485, кабель марки U/UTP Cat5e ZH нз(A)-HF 2x2x0,52
- imp - линия импульсного выхода, кабель марки U/UTP Cat5e ZH нз(A)-HF 2x2x0,52

Структура буквенно-цифровых обозначений

- (...)[y].[x] - номер прибора на этаже
- [y] - номер этажа установки прибора
- [x] - обозначение прибора


Перечень элементов

Поз. обозначение	Наименование	Кол.	Примечание
4'ШАСКУВТ 0.1	ШкафАСКУВТ в комплекте: - устройство сбора и передачи данных - источник питания - выключатель автоматический - корпус шкафа	1	
-	Разветвитель интерфейса rs 422/485 на 8 выходов	53	

- *Учтено в комплекте чертежей на силовое электрооборудование.
- Счётчики учтены в соответствующих комплектах чертежей.
- В начале и конце каждой линии RS-485 установить терминальные резисторы (120 Ом).
- Для каждого элемента схемы индексы [x], [y] принять согласно приведённой структуре буквенно-цифровых обозначений.
- Подключение счётчиков к линиям RS-485 выполнить при помощи разветвителя интерфейсов.
- Длина и способ прокладки кабелей приведены в кабельном журнале.


						23-08-05-0-АСКУВТ			
						Жилая застройка в квартале улиц Блюхера-Раевского-Коммунозавская-Студенческая в г.Екатеринбург. Блок 7			
Изм.	Кол. уч.	Лист	№ док.	Подп.	Дата	Секция 1.1...1.4	Стадия	Лист	Листов
Разраб.		Прудникова		А.И.И.	06.25		Р	5	
Пров.		Байков		В.И.И.	06.25				
						Секция 1.4. Схема структурная	DEVISION		
Н. контр.		Рябиков			06.25				

Секция 1.1. План подземного этажа

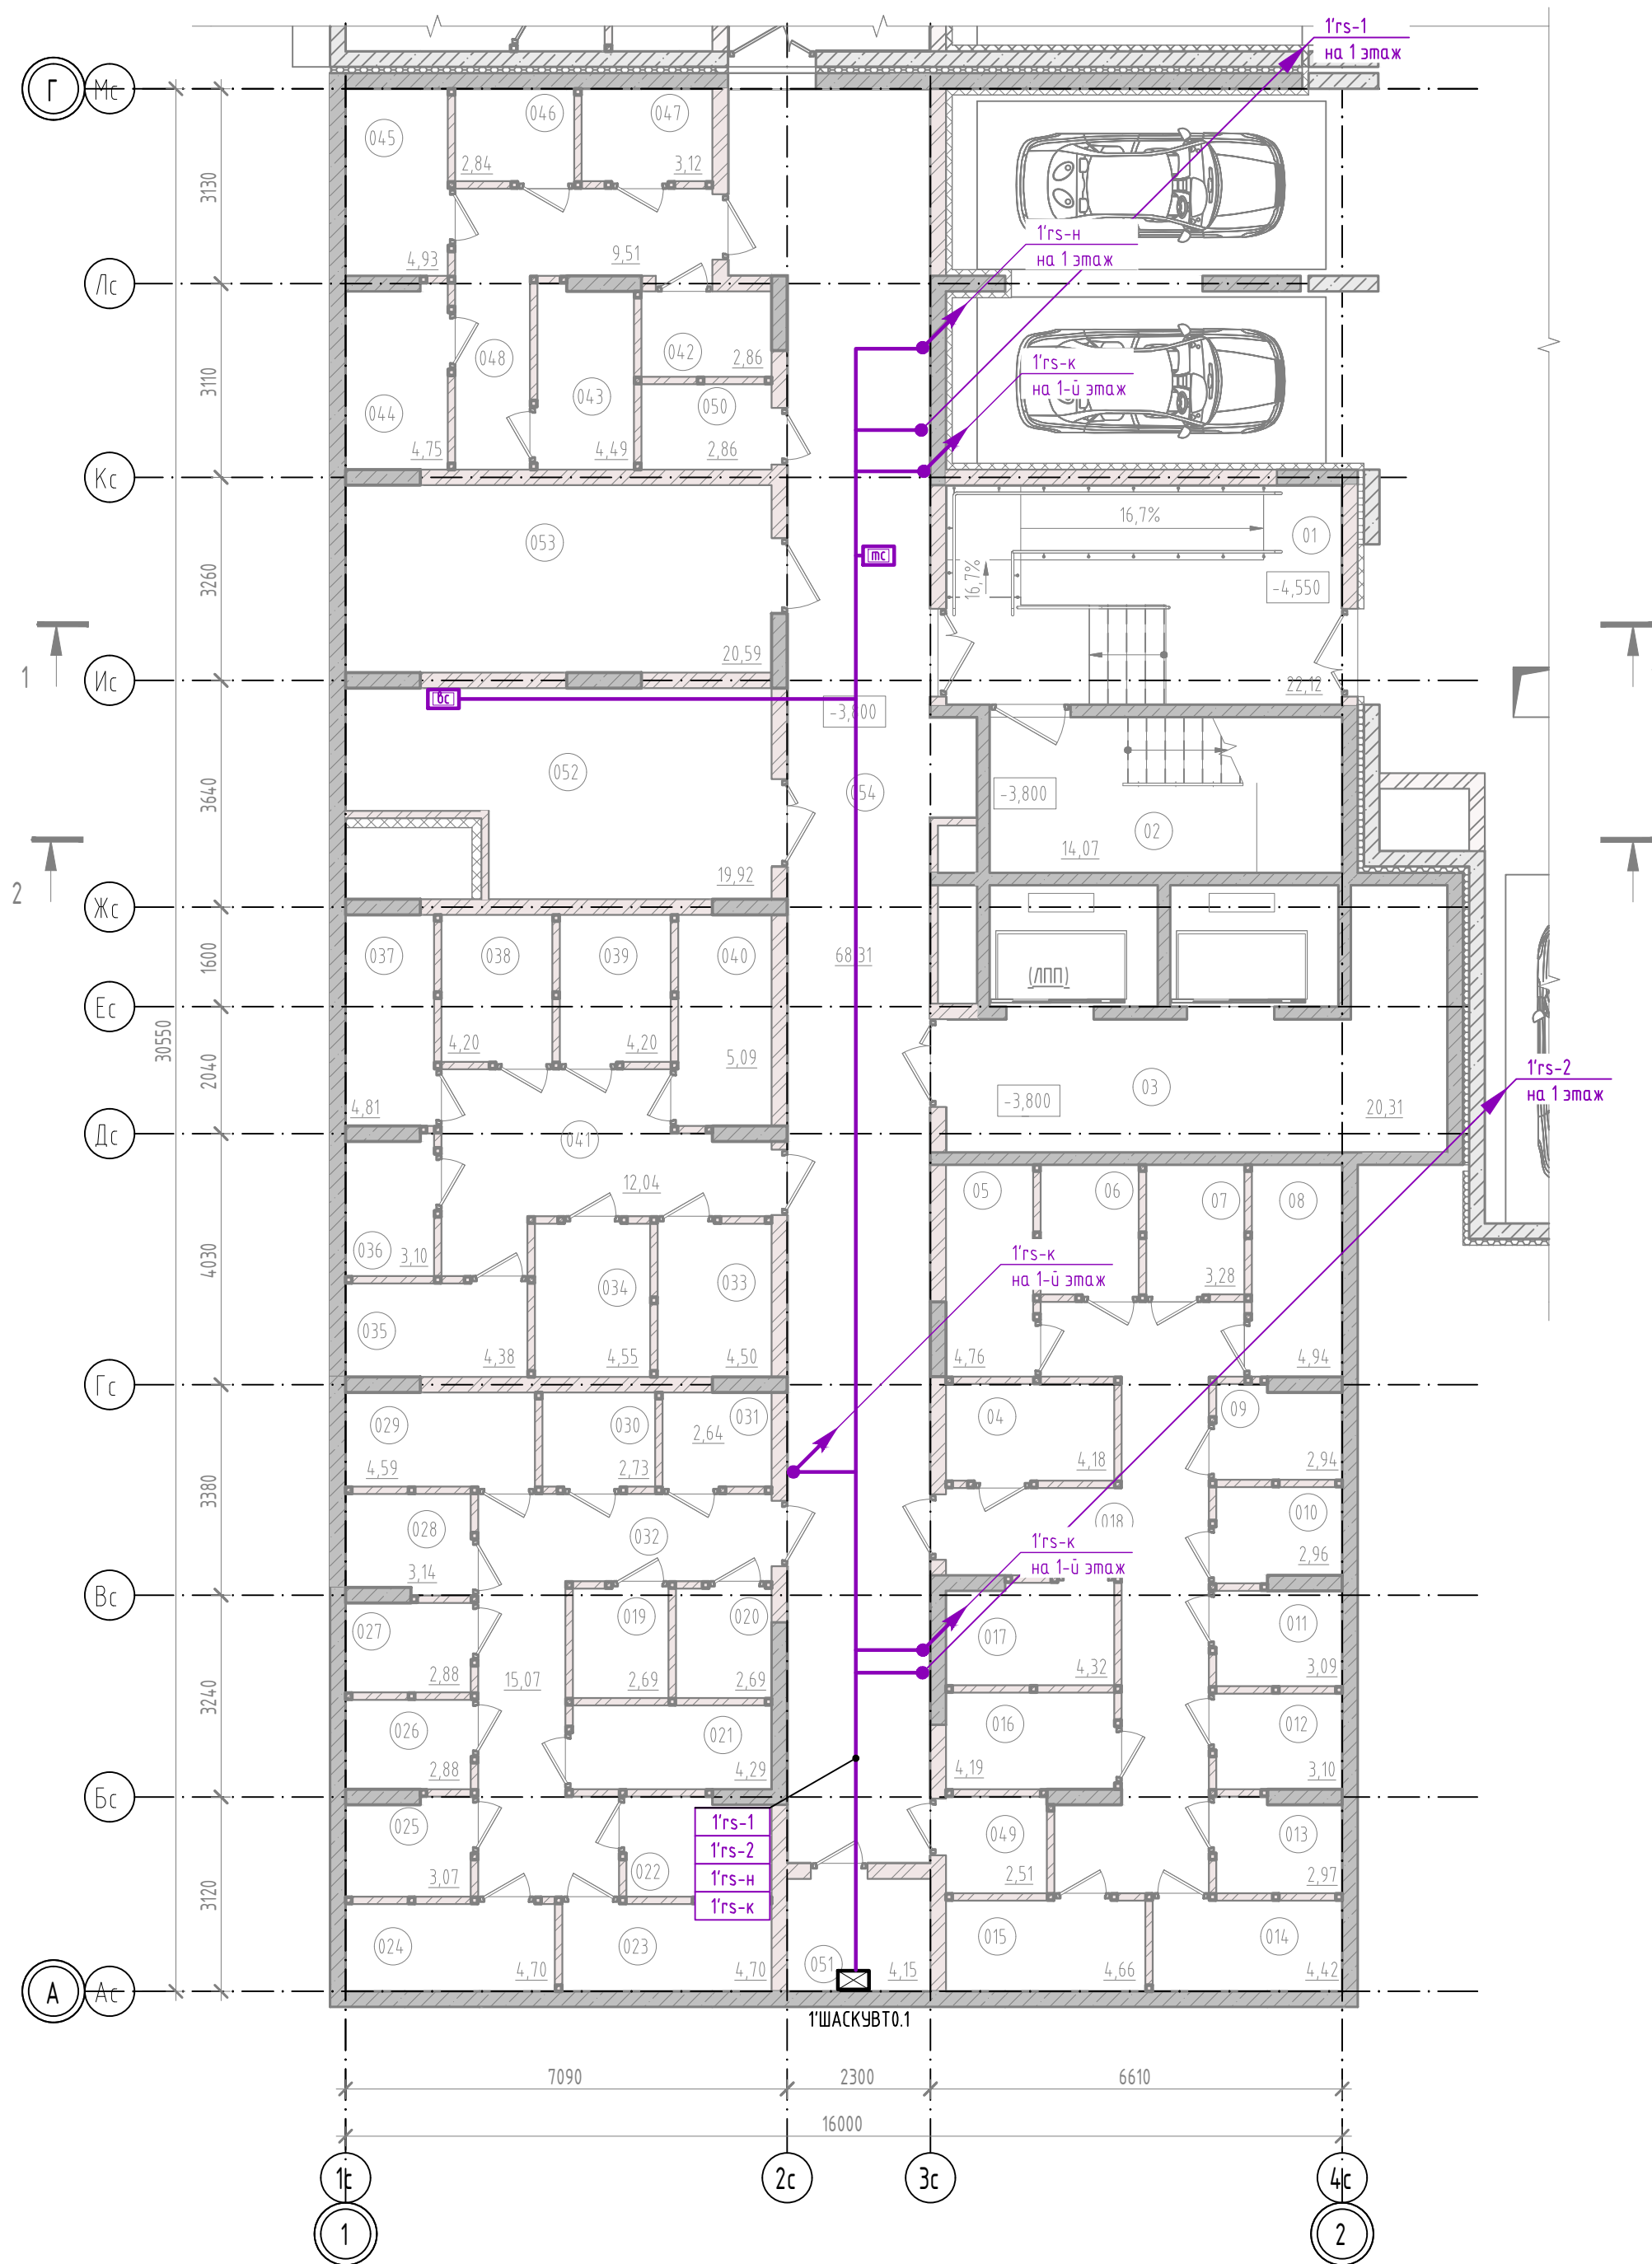

Экспликация помещений подвала

Экспликация помещений подвала				Экспликация помещений подвала			
Номер помещения	Наименование	Площадь, м2	Кат. пом.	Номер помещения	Наименование	Площадь, м2	Кат. пом.
Кладовые				033	Кладовая	4,50	B4
04	Кладовая	4,18	B4	034	Кладовая	4,55	B4
05	Кладовая	4,76	B4	035	Кладовая	4,38	B4
06	Кладовая	3,28	B4	036	Кладовая	3,10	B4
07	Кладовая	3,28	B4	037	Кладовая	4,81	B4
08	Кладовая	4,94	B4	038	Кладовая	4,20	B4
09	Кладовая	2,94	B4	039	Кладовая	4,20	B4
010	Кладовая	2,96	B4	040	Кладовая	5,09	B4
011	Кладовая	3,09	B4	041	Эвакуационный проход	12,04	
012	Кладовая	3,10	B4	042	Кладовая	2,86	B4
013	Кладовая	2,97	B4	043	Кладовая	4,49	B4
014	Кладовая	4,42	B4	044	Кладовая	4,75	B4
015	Кладовая	4,66	B4	045	Кладовая	4,93	B4
016	Кладовая	4,19	B4	046	Кладовая	2,84	
017	Кладовая	4,32	B4	047	Кладовая	3,12	B4
018	Эвакуационный проход	21,02		048	Эвакуационный проход	9,51	
019	Кладовая	2,69	B4	049	Кладовая	2,51	B4
020	Кладовая	2,69	B4	050	Кладовая	2,86	B4
021	Кладовая	4,29	B4	Кладовые: 47			218,54
022	Кладовая	3,62	B4	МОП			
023	Кладовая	4,70	B4	01	Тамбур-шлюз	22,12	
024	Кладовая	4,70	B4	02	Лестничная клетка (выход из подвала)	14,07	
025	Кладовая	3,07	B4	03	Лифтовой холл (тамбур-шлюз)	20,31	
026	Кладовая	2,88	B4	054	Коридор	68,31	
027	Кладовая	2,88	B4	МОП: 4			124,81
028	Кладовая	3,14	B4	Тех.помещения			
029	Кладовая	4,59	B4	051	Узел связи	4,15	B4
030	Кладовая	2,73	B4	052	Приточная венткамера	19,92	Д
031	Кладовая	2,64	B4	053	Электрощитовая	20,59	B4
032	Эвакуационный проход	15,07		Тех.помещения: 3			44,66
				ИТОГО: 54			388,01

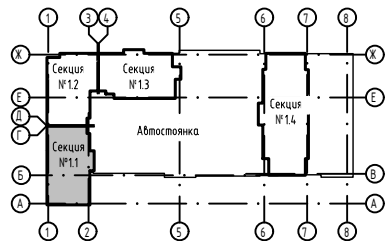

						23-08-05-0-АСКУВТ			
						Жилая застройка в квартале улиц Блюхера-Раевского-Коммузобская-Студенческая в г.Екатеринбург. Блок 7			
Изм.	Кол. уч.	Лист	№ док.	Подп.	Дата	Секция 1.1...1.4	Стадия	Лист	Листов
Разраб.		Прудникова		А.И.	06.25		Р	6	
Пров.		Байков		В.С.	06.25				
						Секция 1.1. План подземного этажа	DEVISION		
Н. контр.		Рябиков			06.25				

Architectural floor plan of the first floor of a building. The plan shows various rooms, corridors, and structural elements. Key areas include:


- Commercial spaces:** Коммерческое помещение №1, №2, №3.
- Public areas:** Колясочная, Вестибюль, Лифтовой холл (тамбур-шлюз).
- Stairs and Elevators:** Лестничная клетка (выход из подвала), Лифт для пожарных подразделений, Лифт (ЛПП).
- Utility and Service Areas:** Тамбур, Грязезащита, ПУИ.

The plan includes dimensions, elevations, and room numbers. Key features include:

- Dimensions:** 7090, 2300, 6610, 16000, 3120, 3240, 3380, 4030, 1600, 3640, 3260, 3110, 3130.
- Elevations:** -0,010, +0,000, -0,020, +0,150, +0,130, +0,140.
- Room Numbers:** 1, 2, 3.
- Room Names:** Коммерческое помещение, Колясочная, Вестибюль, Лифтовой холл, Лестничная клетка, Тамбур, Грязезащита, ПУИ.
- Structural Elements:** Walls, doors, windows, stairs, elevators.

The plan is oriented with North at the top. The horizontal axis is labeled with letters Г, Л, К, И, Ж, Е, Д, Г, В, Б, А from top to bottom. The vertical axis is labeled with numbers 1, 2, 3, 4 from left to right. The plan shows a complex arrangement of rooms and corridors, with various elevations and dimensions. Key areas include commercial spaces, a canteen, a vestibule, a stairwell, and a lift hall. The plan also shows various utility areas and structural elements like walls, doors, and windows. The overall layout is rectangular with a central corridor system. The plan is detailed with room numbers, names, and elevations, providing a comprehensive overview of the first floor of the building.


Номер помещения	Наименование	Площадь, м2	Кат. пом.
Офис №1			
1	Коммерческое помещение №1	89,46	
1.1	Тамбур	5,92	
		95,38	
Офис №2			
2	Коммерческое помещение №2	96,26	
2.1	Тамбур	6,23	
		102,49	
Офис №3			
3	Коммерческое помещение №3	95,53	
3.1	Тамбур	5,95	
		101,48	
ИТОГО: 6		299,35	

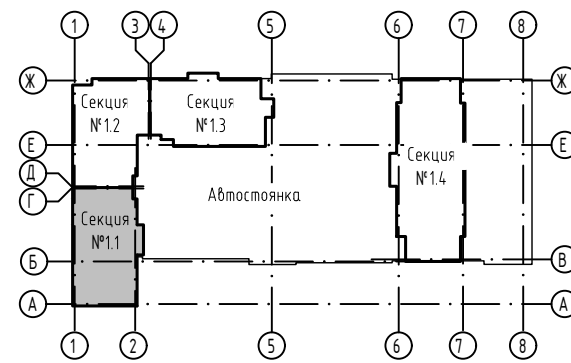


						23-08-05-0-АСКУБТ			
						Жилая застройка в квартале улиц Блюхера-Раевского-Коммунальщиц-Студенческая в г.Екатеринбург. Блок 7			
Изм.	Кол.уч.	Лист	№ док.	Подп.	Дата	Секция 1.1...1.4	Стадия	Лист	Листов
Разраб.		Прудникова		А.И.	06.25		Р	7	
Пров.		Байков		В.С.	06.25				
						Секция 1.1. План 1 этажа	DEVISION		
Н. контр.		Рябиков			06.25				

Инв. № подл.	Подп. и дата	Взам. инв. №

Секция 1.1. План 2 этажа

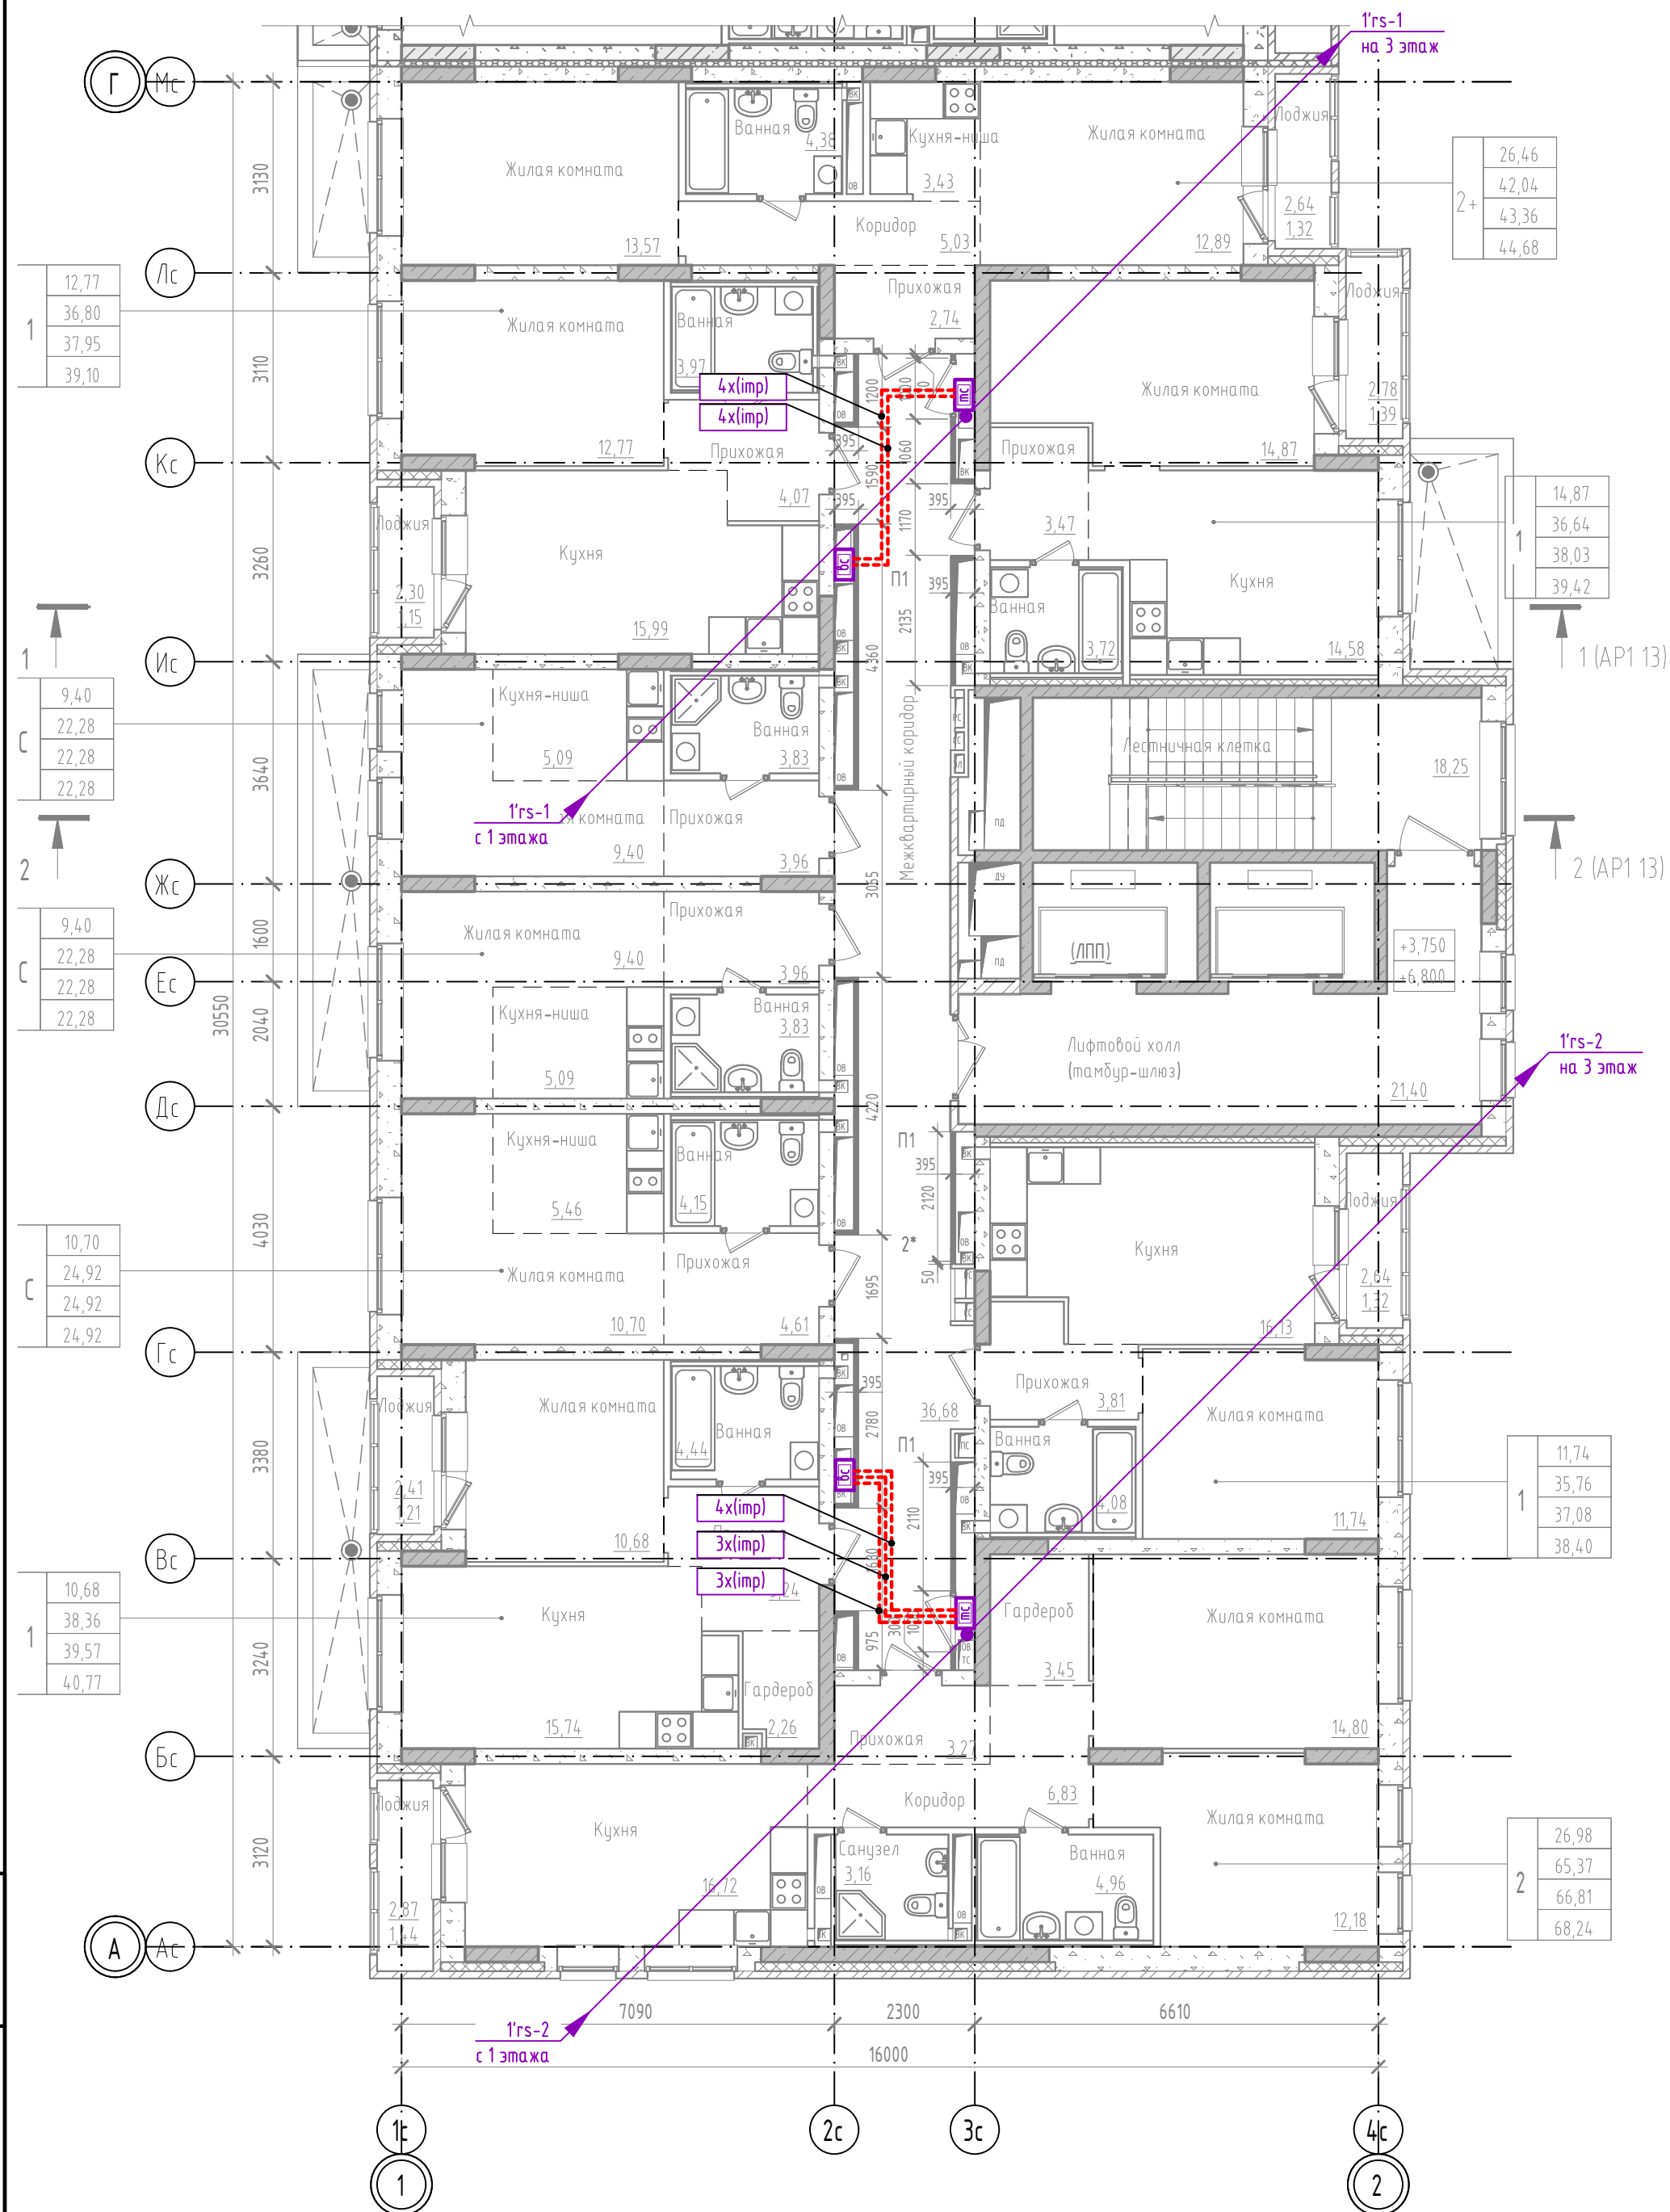

1. Планы для 3-17 этажей аналогичны данному.

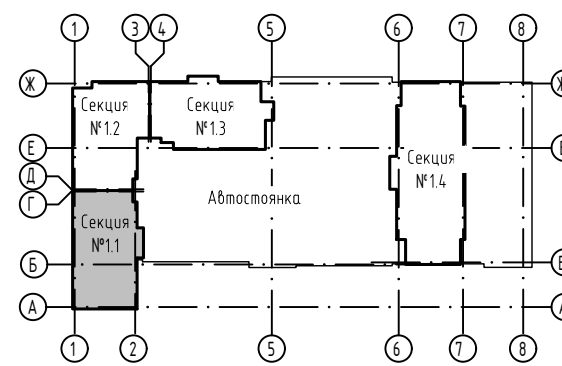

						23-08-05-0-АСКУВТ			
						Жилая застройка в квартале улиц Блюхера-Раевского-Коммунальная в г.Екатеринбург. Блок 7			
Изм.	Кол. уч.	Лист	№ док.	Подп.	Дата	Секция 1.1..1.4	Стадия	Лист	Листов
Разраб.		Прудникова		А.И.	06.25		Р	8	
Проб.		Байков		В.В.	06.25				
						Секция 1.1. План 2 этажа	DEVISION		
Н. контр.		Рябиков			06.25				

2 (APV 4)



Экспликация помещений подвала

Номер помещения	Наименование	Площадь, м2	Кат. пом.
МОП			
01	Лифтовой холл (тамбур-шлюз)	12,48	
02	Коридор	89,18	
03	Лестничная клетка (выход из подвала)	14,79	
04	Тамбур-шлюз	27,33	
МОП: 4		143,78	
Тех.помещения			
05	Электрощитовая	16,95	В4
06	ИТП	39,73	Д
07	Узел связи	4,74	В4
Тех.помещения: 3		61,42	
ИТОГО: 41		361,17	

	23-08-05-0-ACKYBT
--	-------------------


Жилая застройка в квартале улиц
Блюхера-Раевского-Коммунаров-Студенческая в г.Екатеринбург.

та	Блок 7		
25		Стадия	Лист

25	Секция 1.1...1.4	Р	9	
----	------------------	---	---	--


25	Секция 1.2 План подземного этажа	DEVISION
----	----------------------------------	-----------------

		Формат А2
--	--	-----------

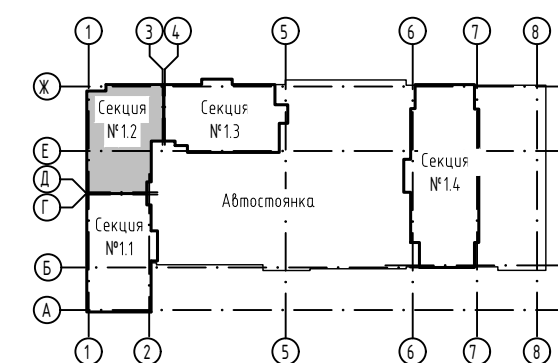


						23-08-05-0-АСКУБТ			
						Жилая застройка в квартале улиц Блюхера-Раевского-Комбузовская-Студенческая в г.Екатеринбург. Блок 7			
	Изм.	Кол. уч.	Лист	№ док.	Подп.	Дата			
	Разраб.		Прудникова	А.Иль	06.25		Стадия	Лист	Листов
	Пров.		Баиков	В.Бур	06.25		Р	9	
	Н. контр.		Рябиков		06.25	Секция 1.2 План подземного этажа	DEVISION		

Секция 1.2 План 1 этажа

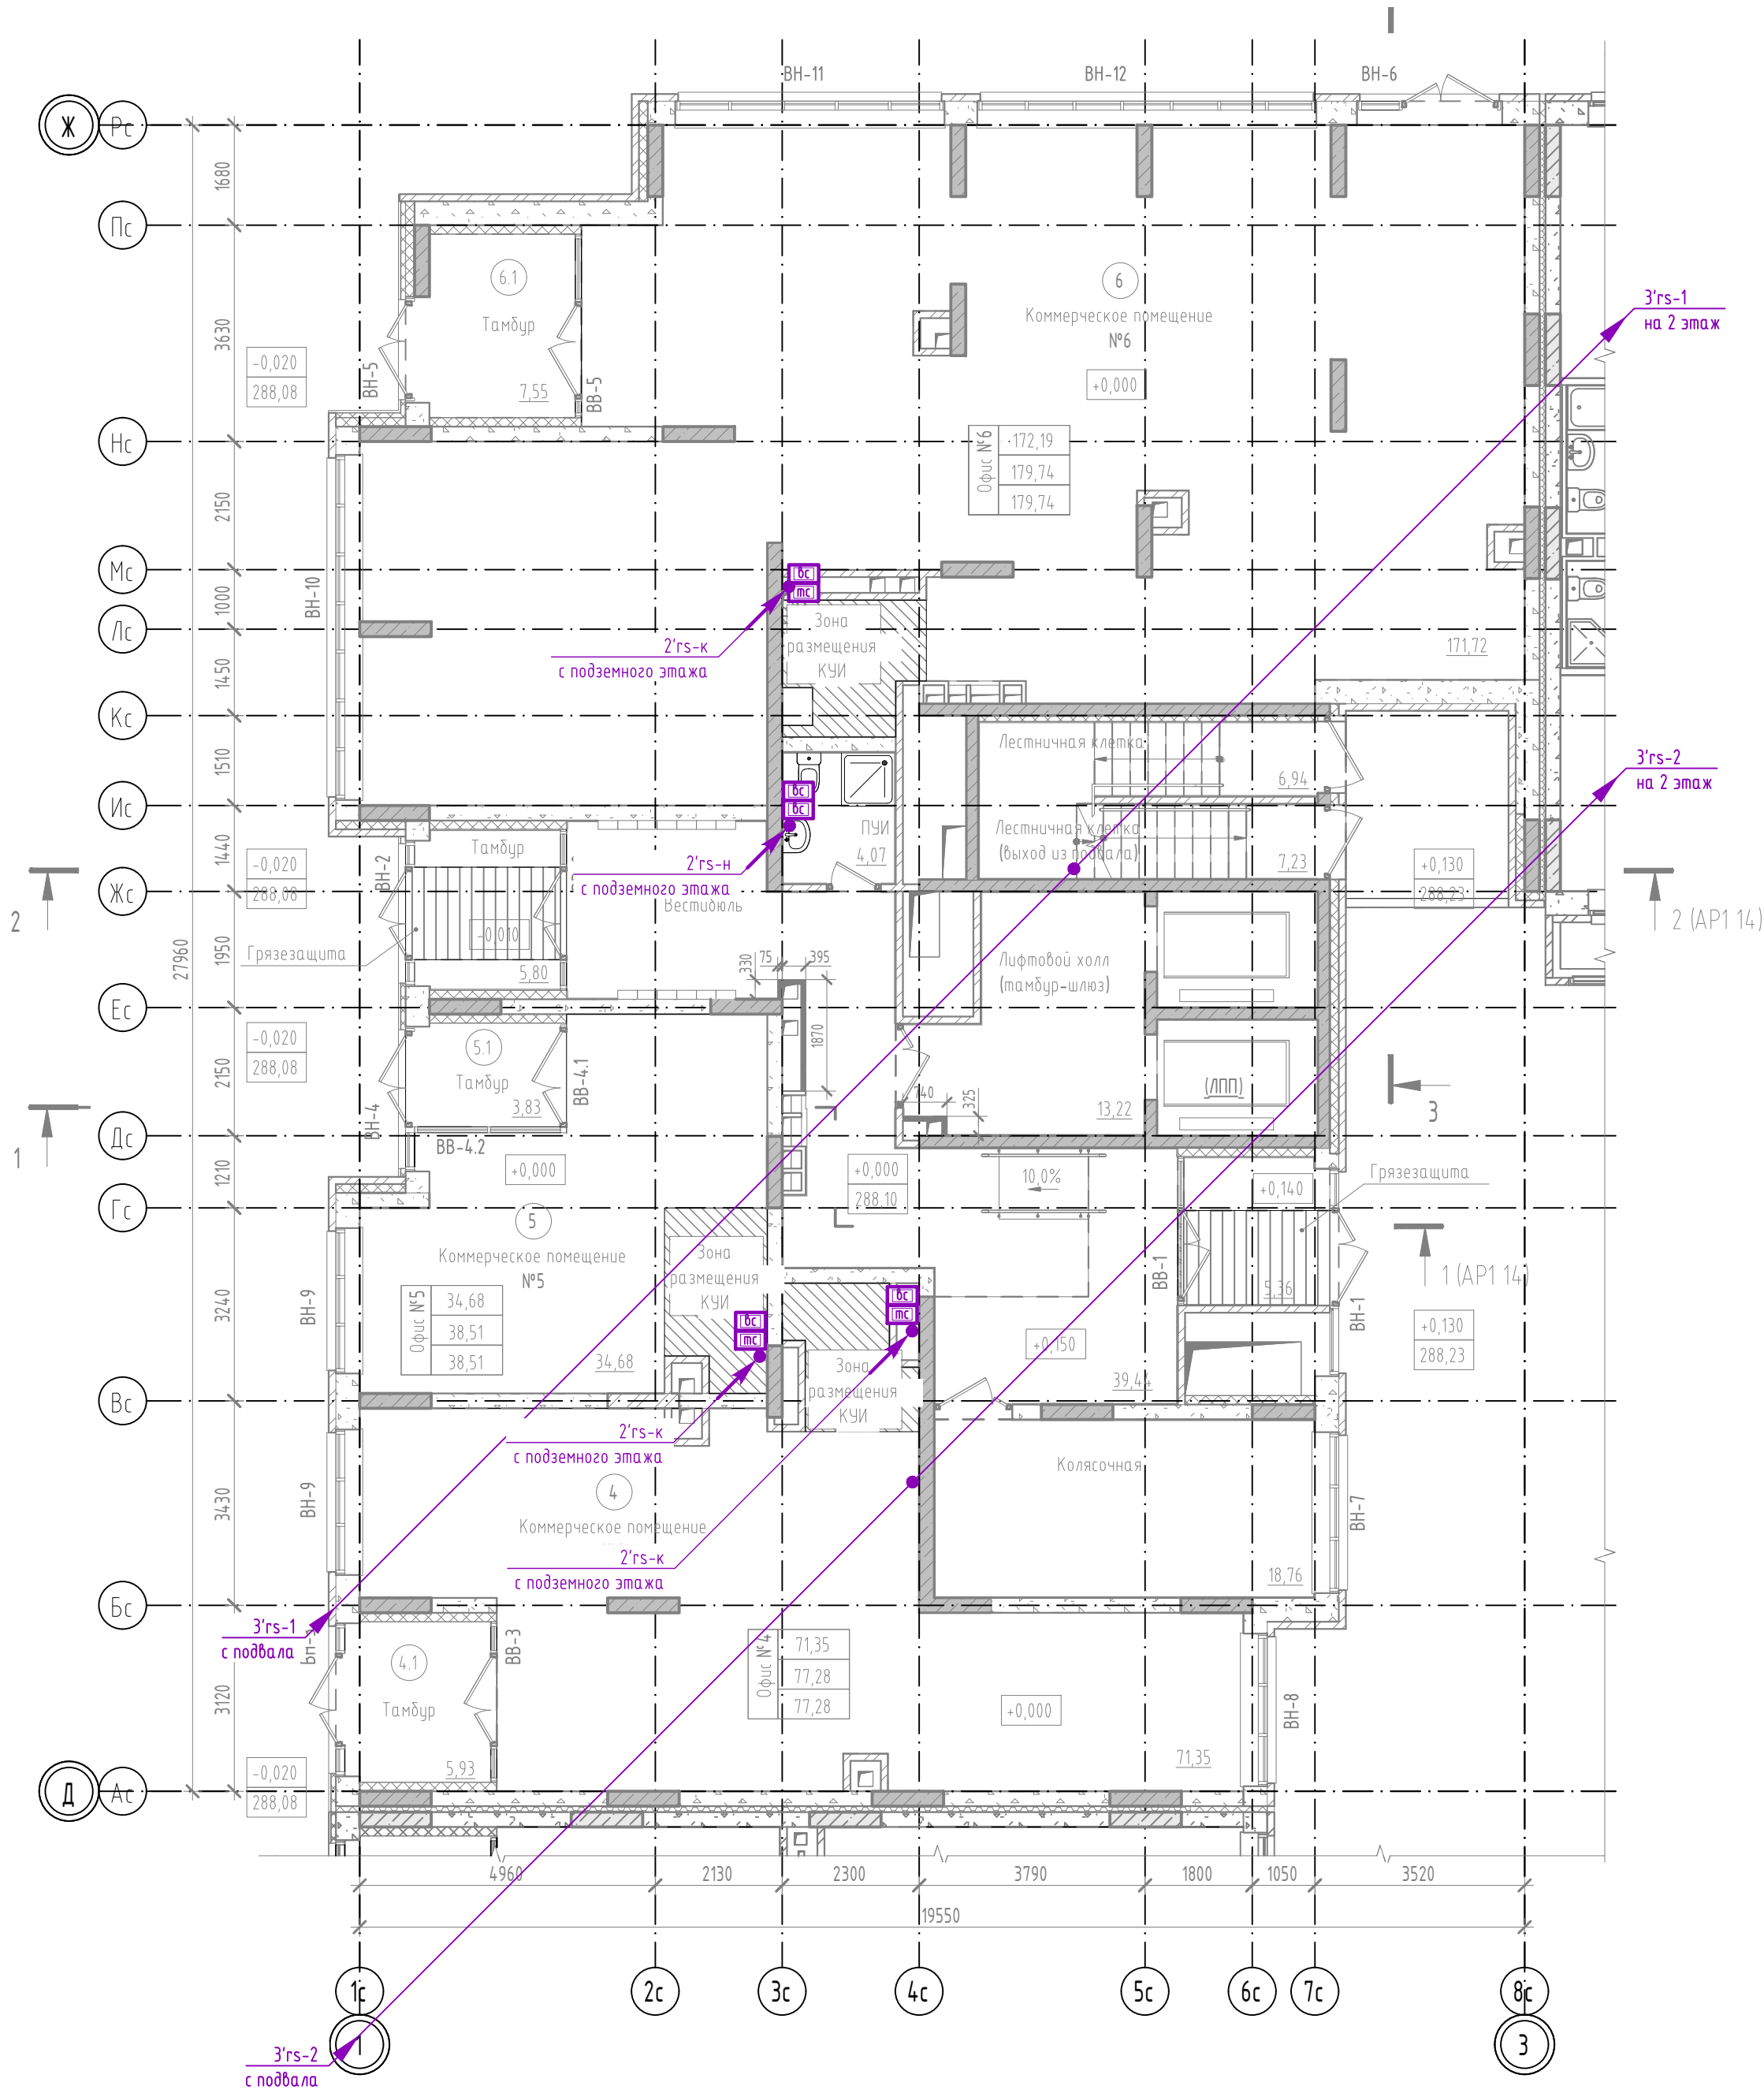


Экспликация помещений 1 этажа

Номер помещения	Наименование	Площадь, м2	Кат. пом.
Офис №4			
4	Коммерческое помещение №4	71,35	
4.1	Тамбур	5,93	
		77,28	
Офис №5			
5	Коммерческое помещение №5	34,68	
5.1	Тамбур	3,83	
		38,51	
Офис №6			
6	Коммерческое помещение №6	171,72	
6.1	Тамбур	7,55	
		179,27	
ИТОГО		295,06	

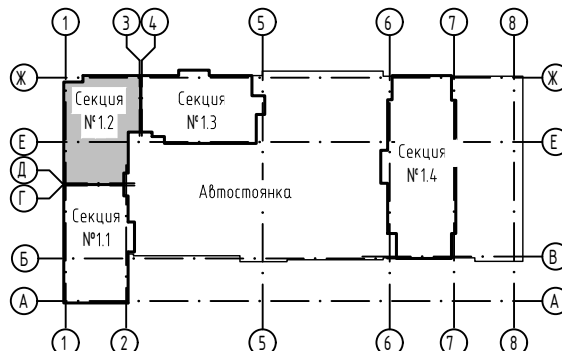


23-08-05-0-АСКУВТ						Жилая застройка в квартале улиц Блюхера-Раевского-Комбузовская-Студенческая в г.Екатеринбург. Блок 7			
Изм.	Кол. уч.	Лист	№ док.	Подп.	Дата	Секция 1.1..1.4	Стадия	Лист	Листов
Разраб.	Прудникова	06.25		А.И.И.	06.25		Р	10	
Проб.	Байков			В.И.И.		Секция 1.2 План 1 этажа	DEVISION		
Н. контр.	Рябиков				06.25				

Секция 1.2 План 2 этажа


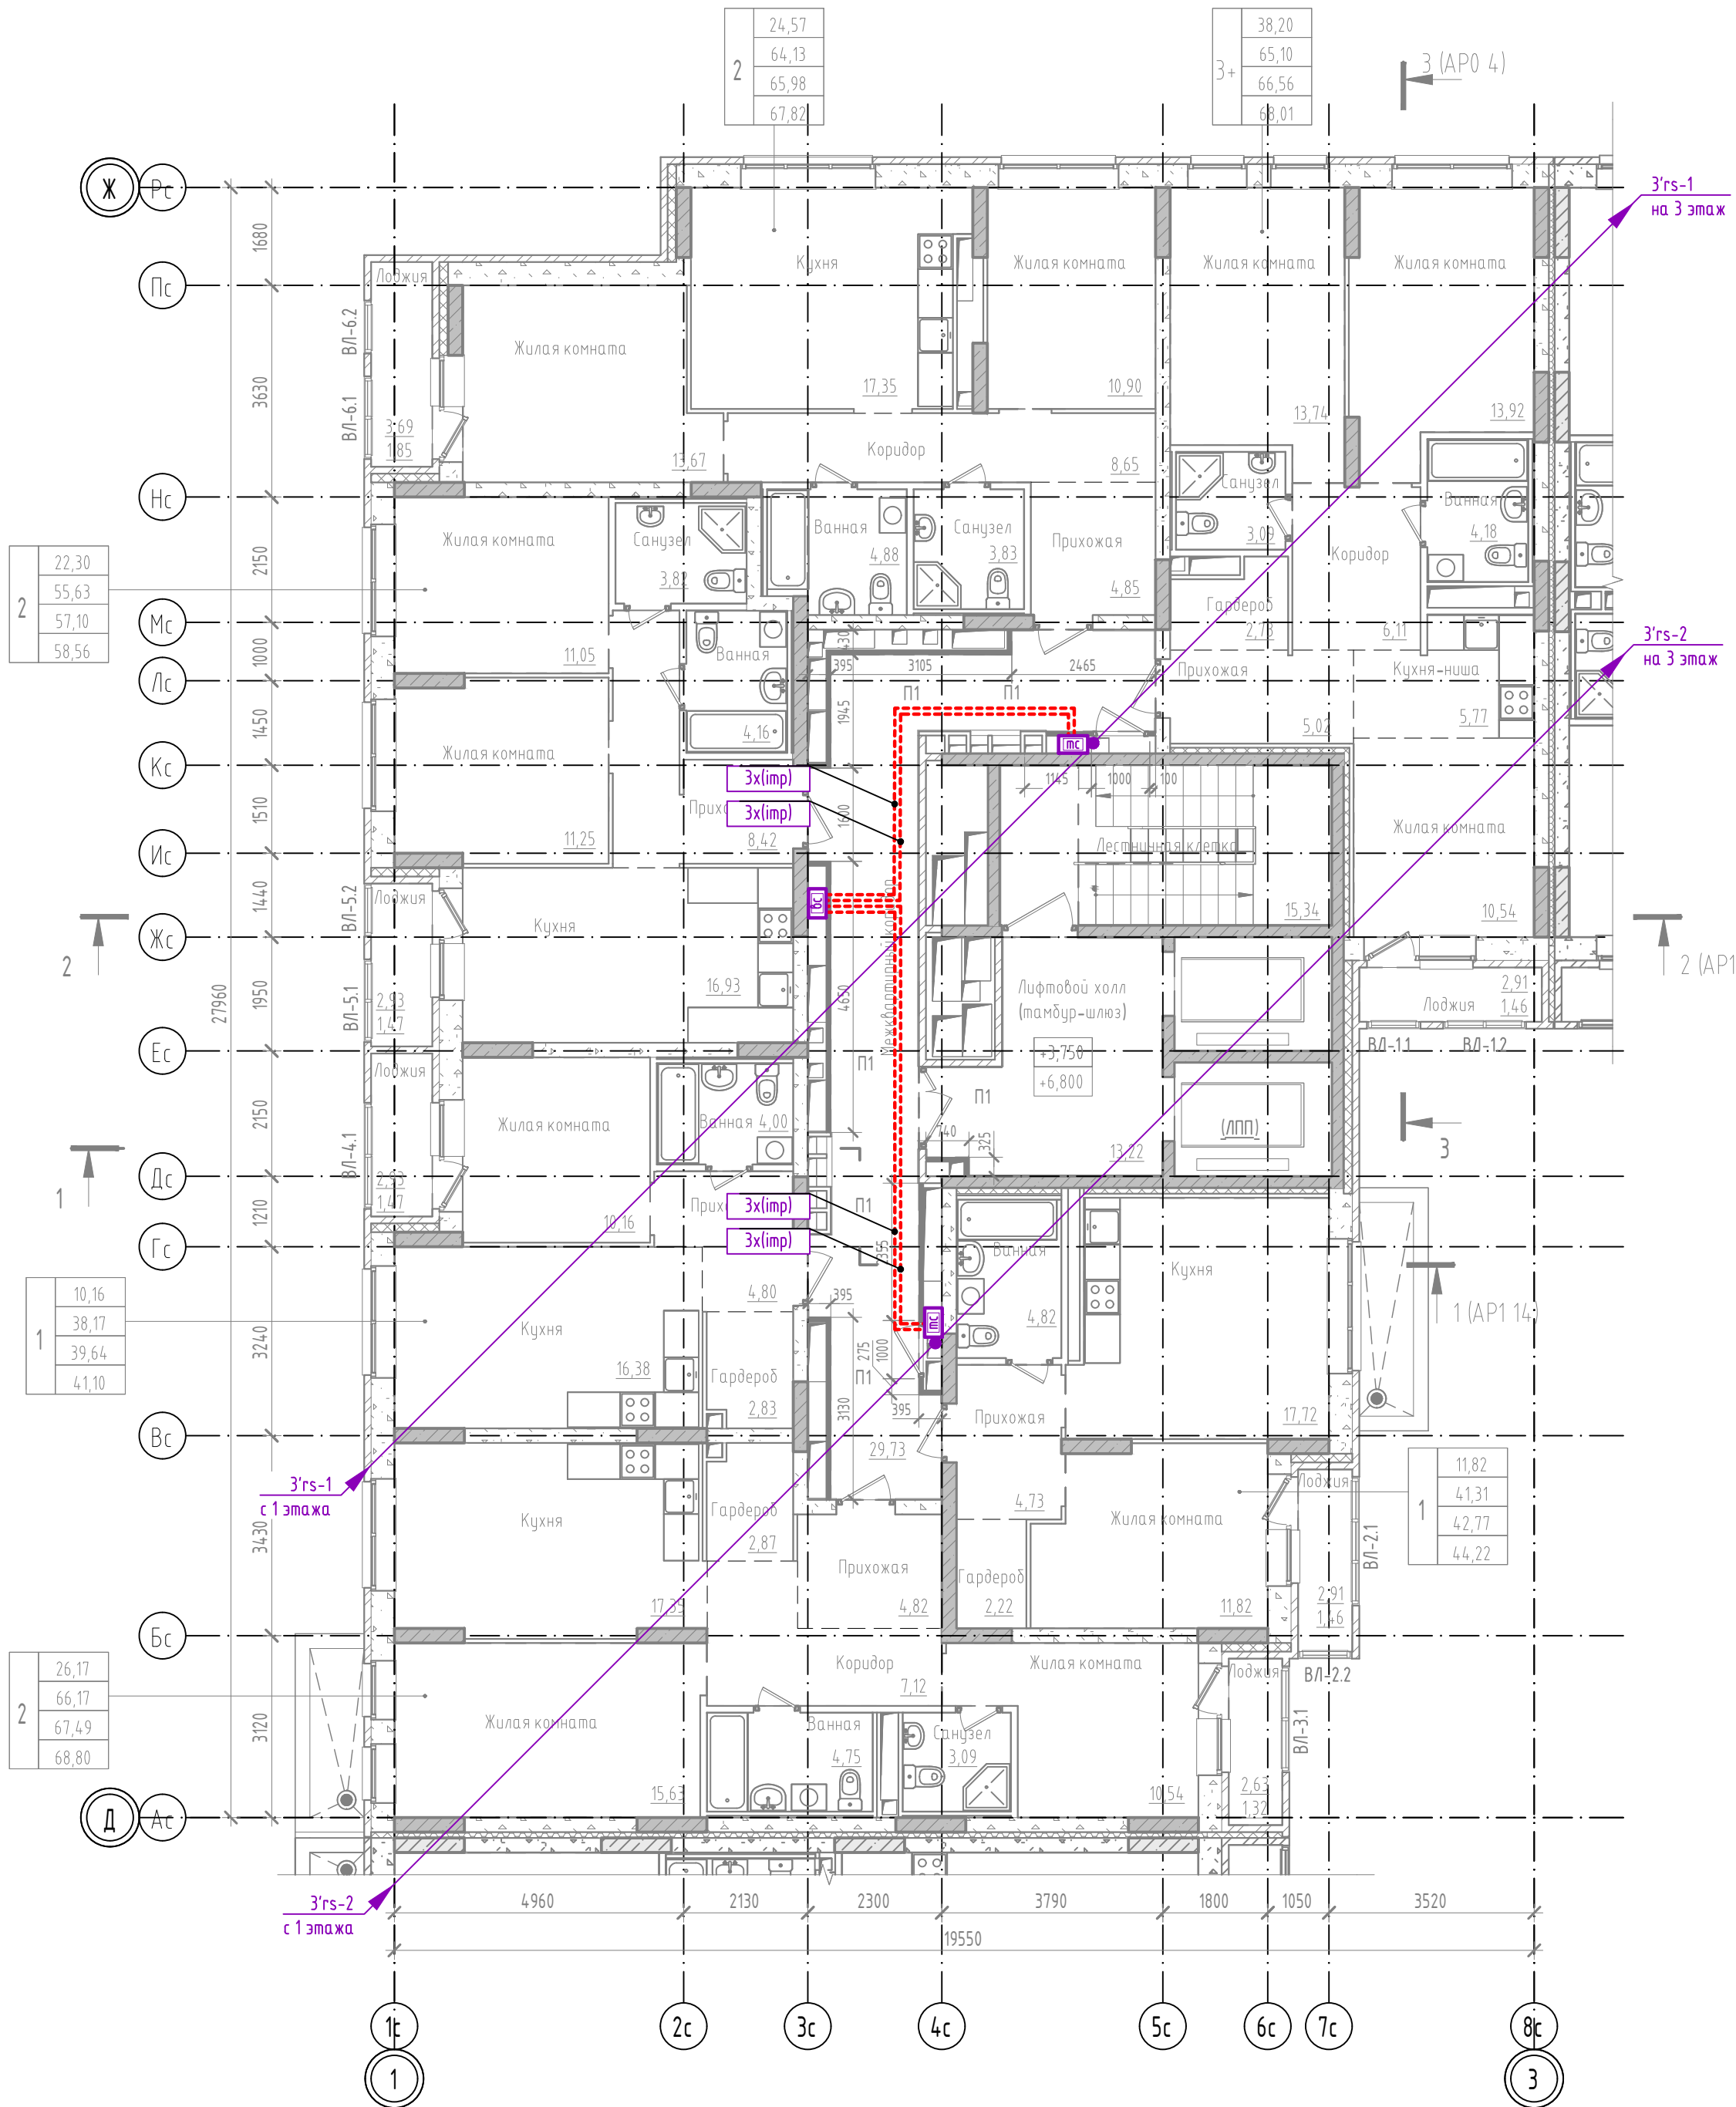


1. Планы для 3-17 этажей аналогичны данному.

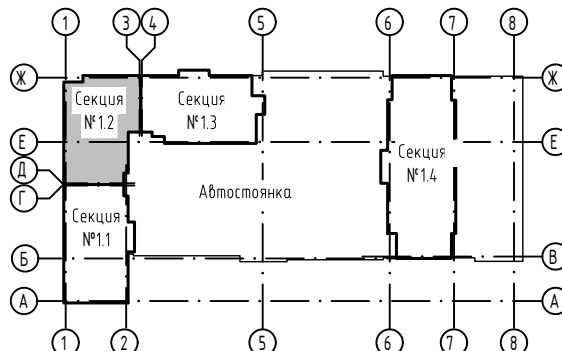



						23-08-05-0-АСКУВТ			
						Жилая застройка в квартале улиц Блюхера-Раевского-Коммунозодская в г.Екатеринбург. Блок 7			
Изм.	Кол. уч.	Лист	№ док.	Подп.	Дата	Секция 1.1...1.4	Стадия	Лист	Листов
Разраб.		Прудникова		<i>А.Лу</i>	06.25		Р	11	
Пров.		Байков		<i>Байков</i>	06.25				
						Секция 1.2 План 2 этажа	DEVISION		
Н. контр.		Рябиков		<i>[Signature]</i>	06.25				

Секция 1.3 План подземного этажа

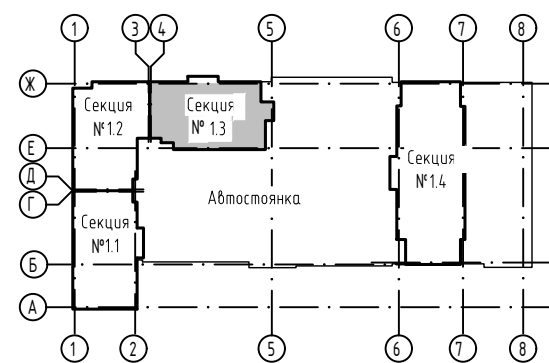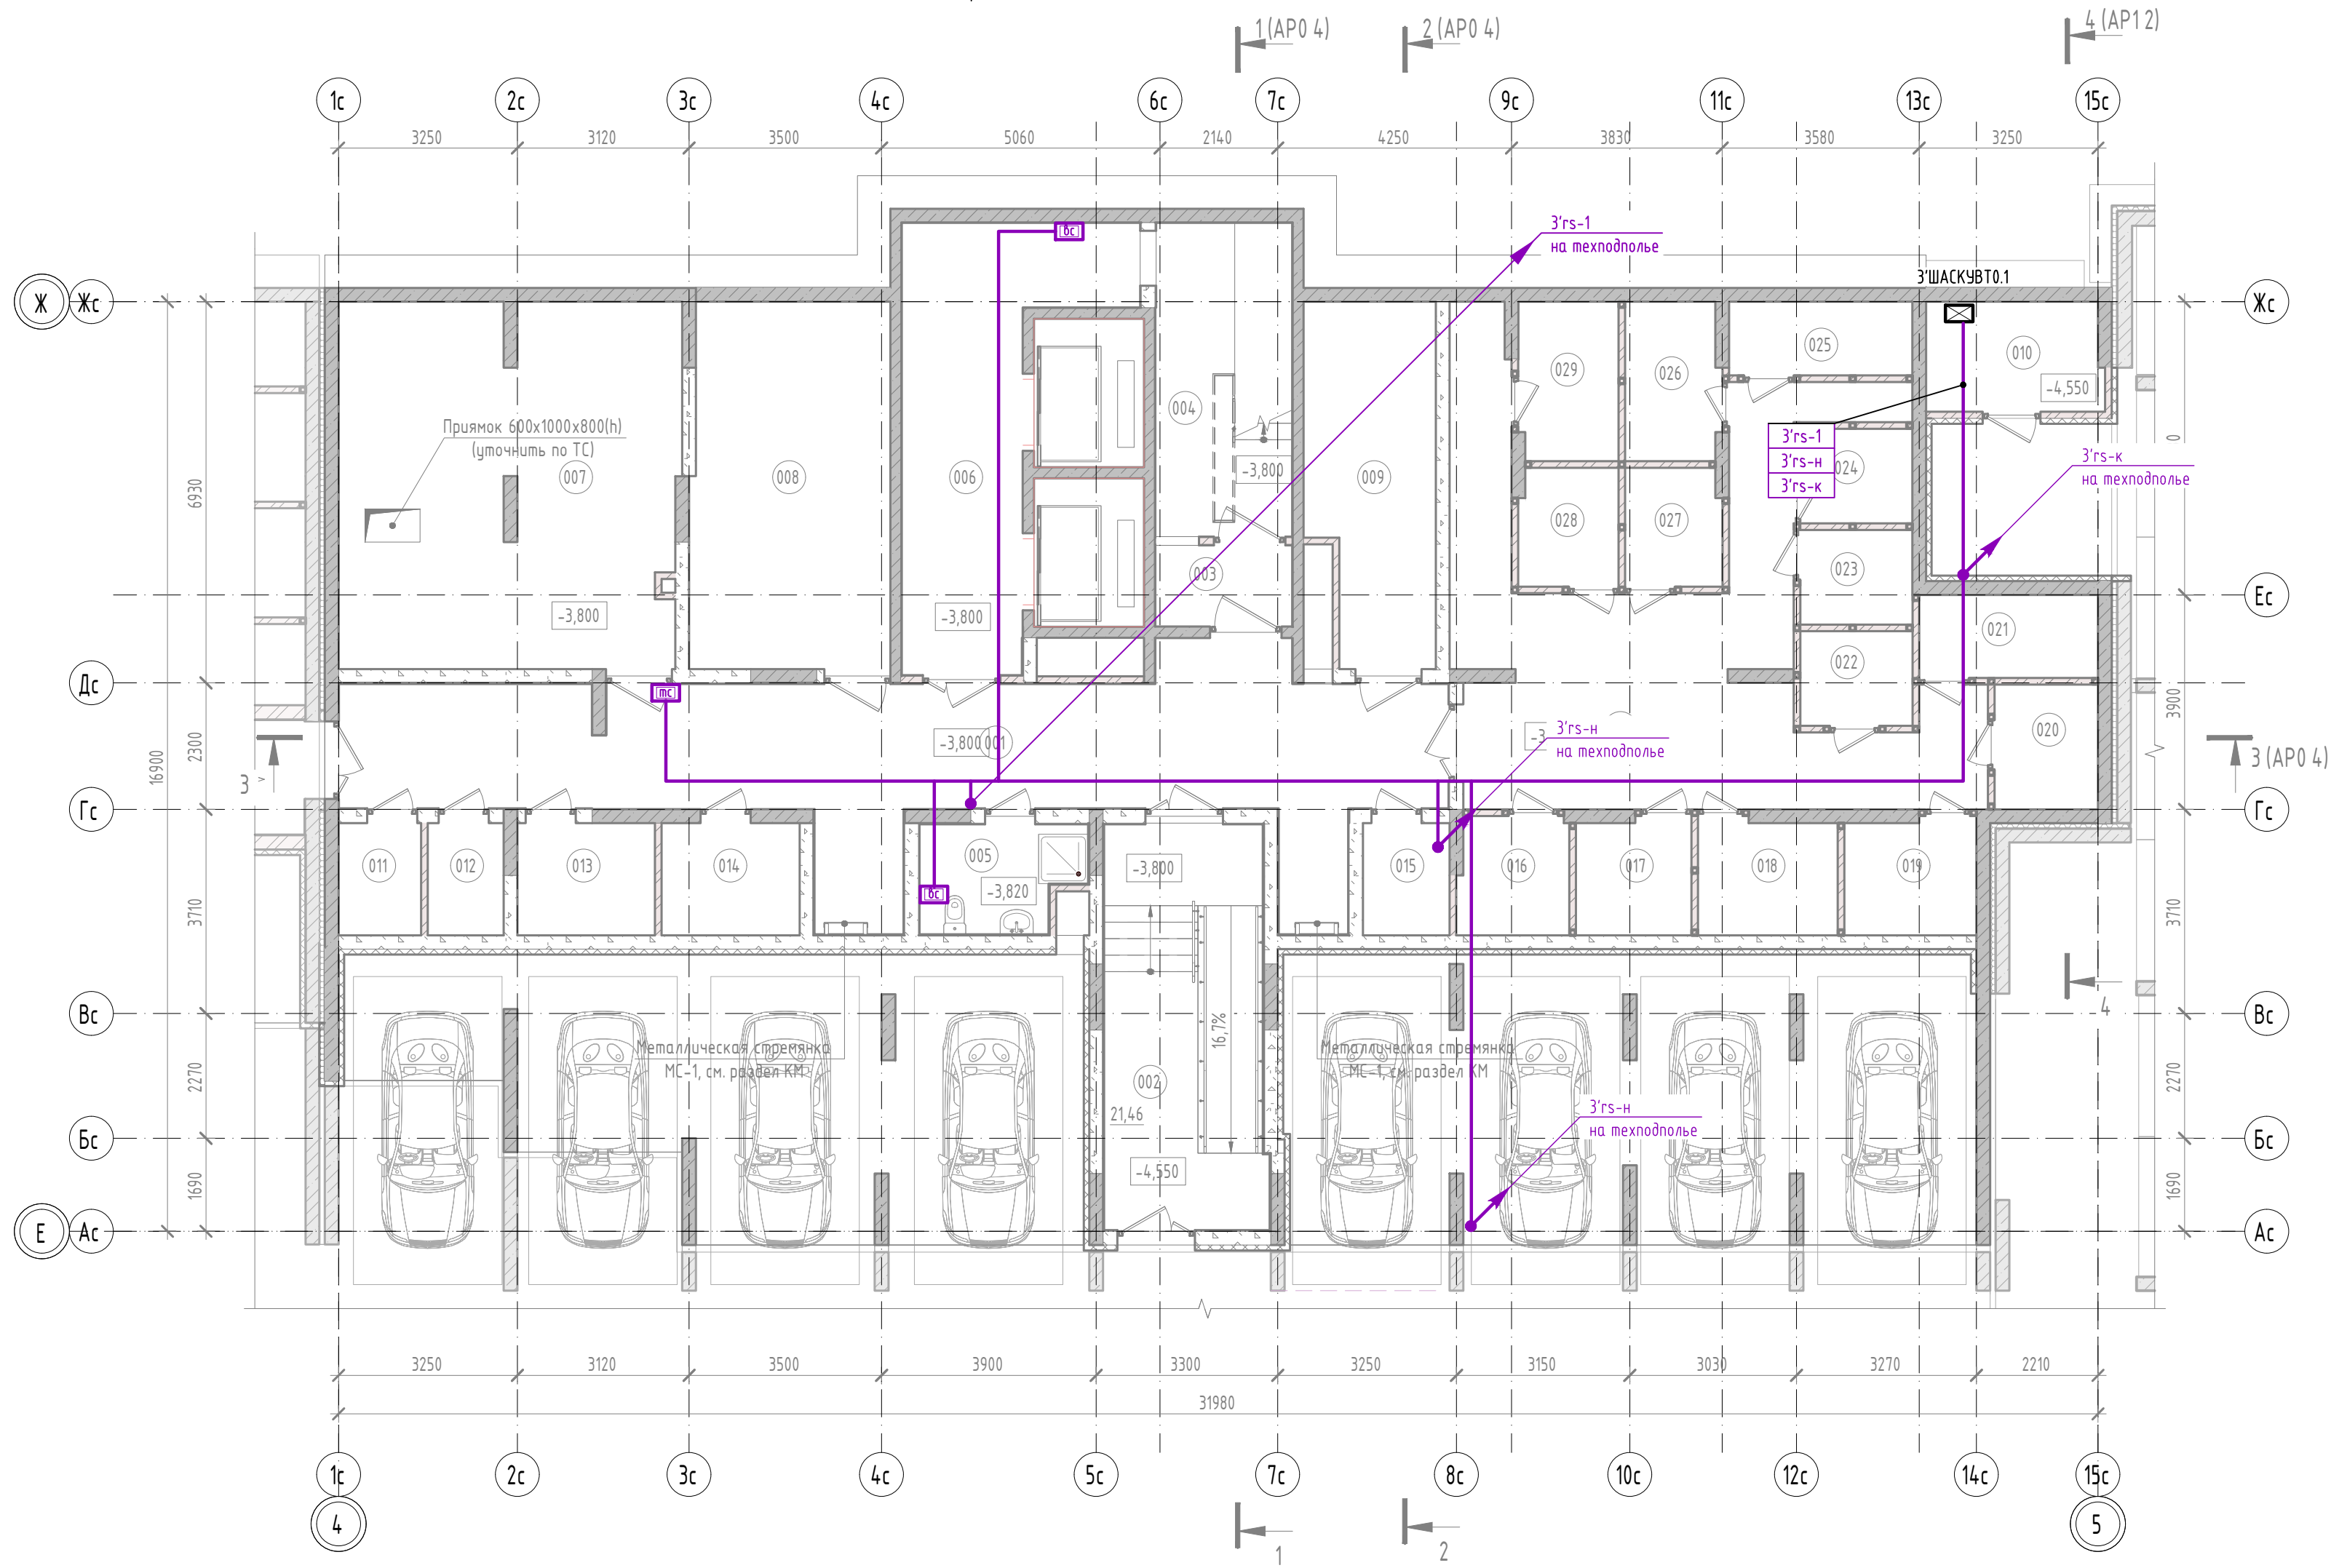

23-08-05-0-АСКУВТ						Жилая застройка в квартале улиц Блюхера-Раевского-Коммунозодская-Студенческая в г.Екатеринбург. Блок 7			
Изм.	Кол. уч.	Лист	№ док.	Подп.	Дата	Секция 1.1...1.4	Стадия	Лист	Листов
Разраб.	Прудникова	06.25		А.И.И.	06.25		Р	12	
Проб.	Байков	06.25		В.И.И.					
Н. контр. Рябиков						Секция 1.3 План подземного этажа	DEVISION		

Секция 1.3 План техподполя

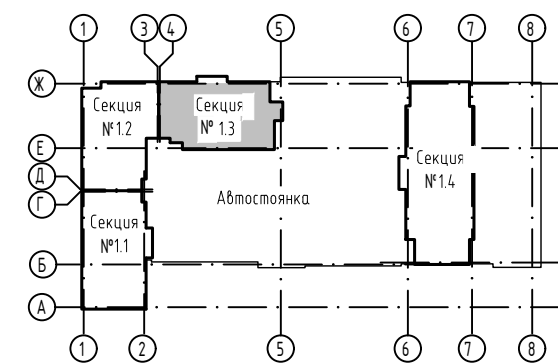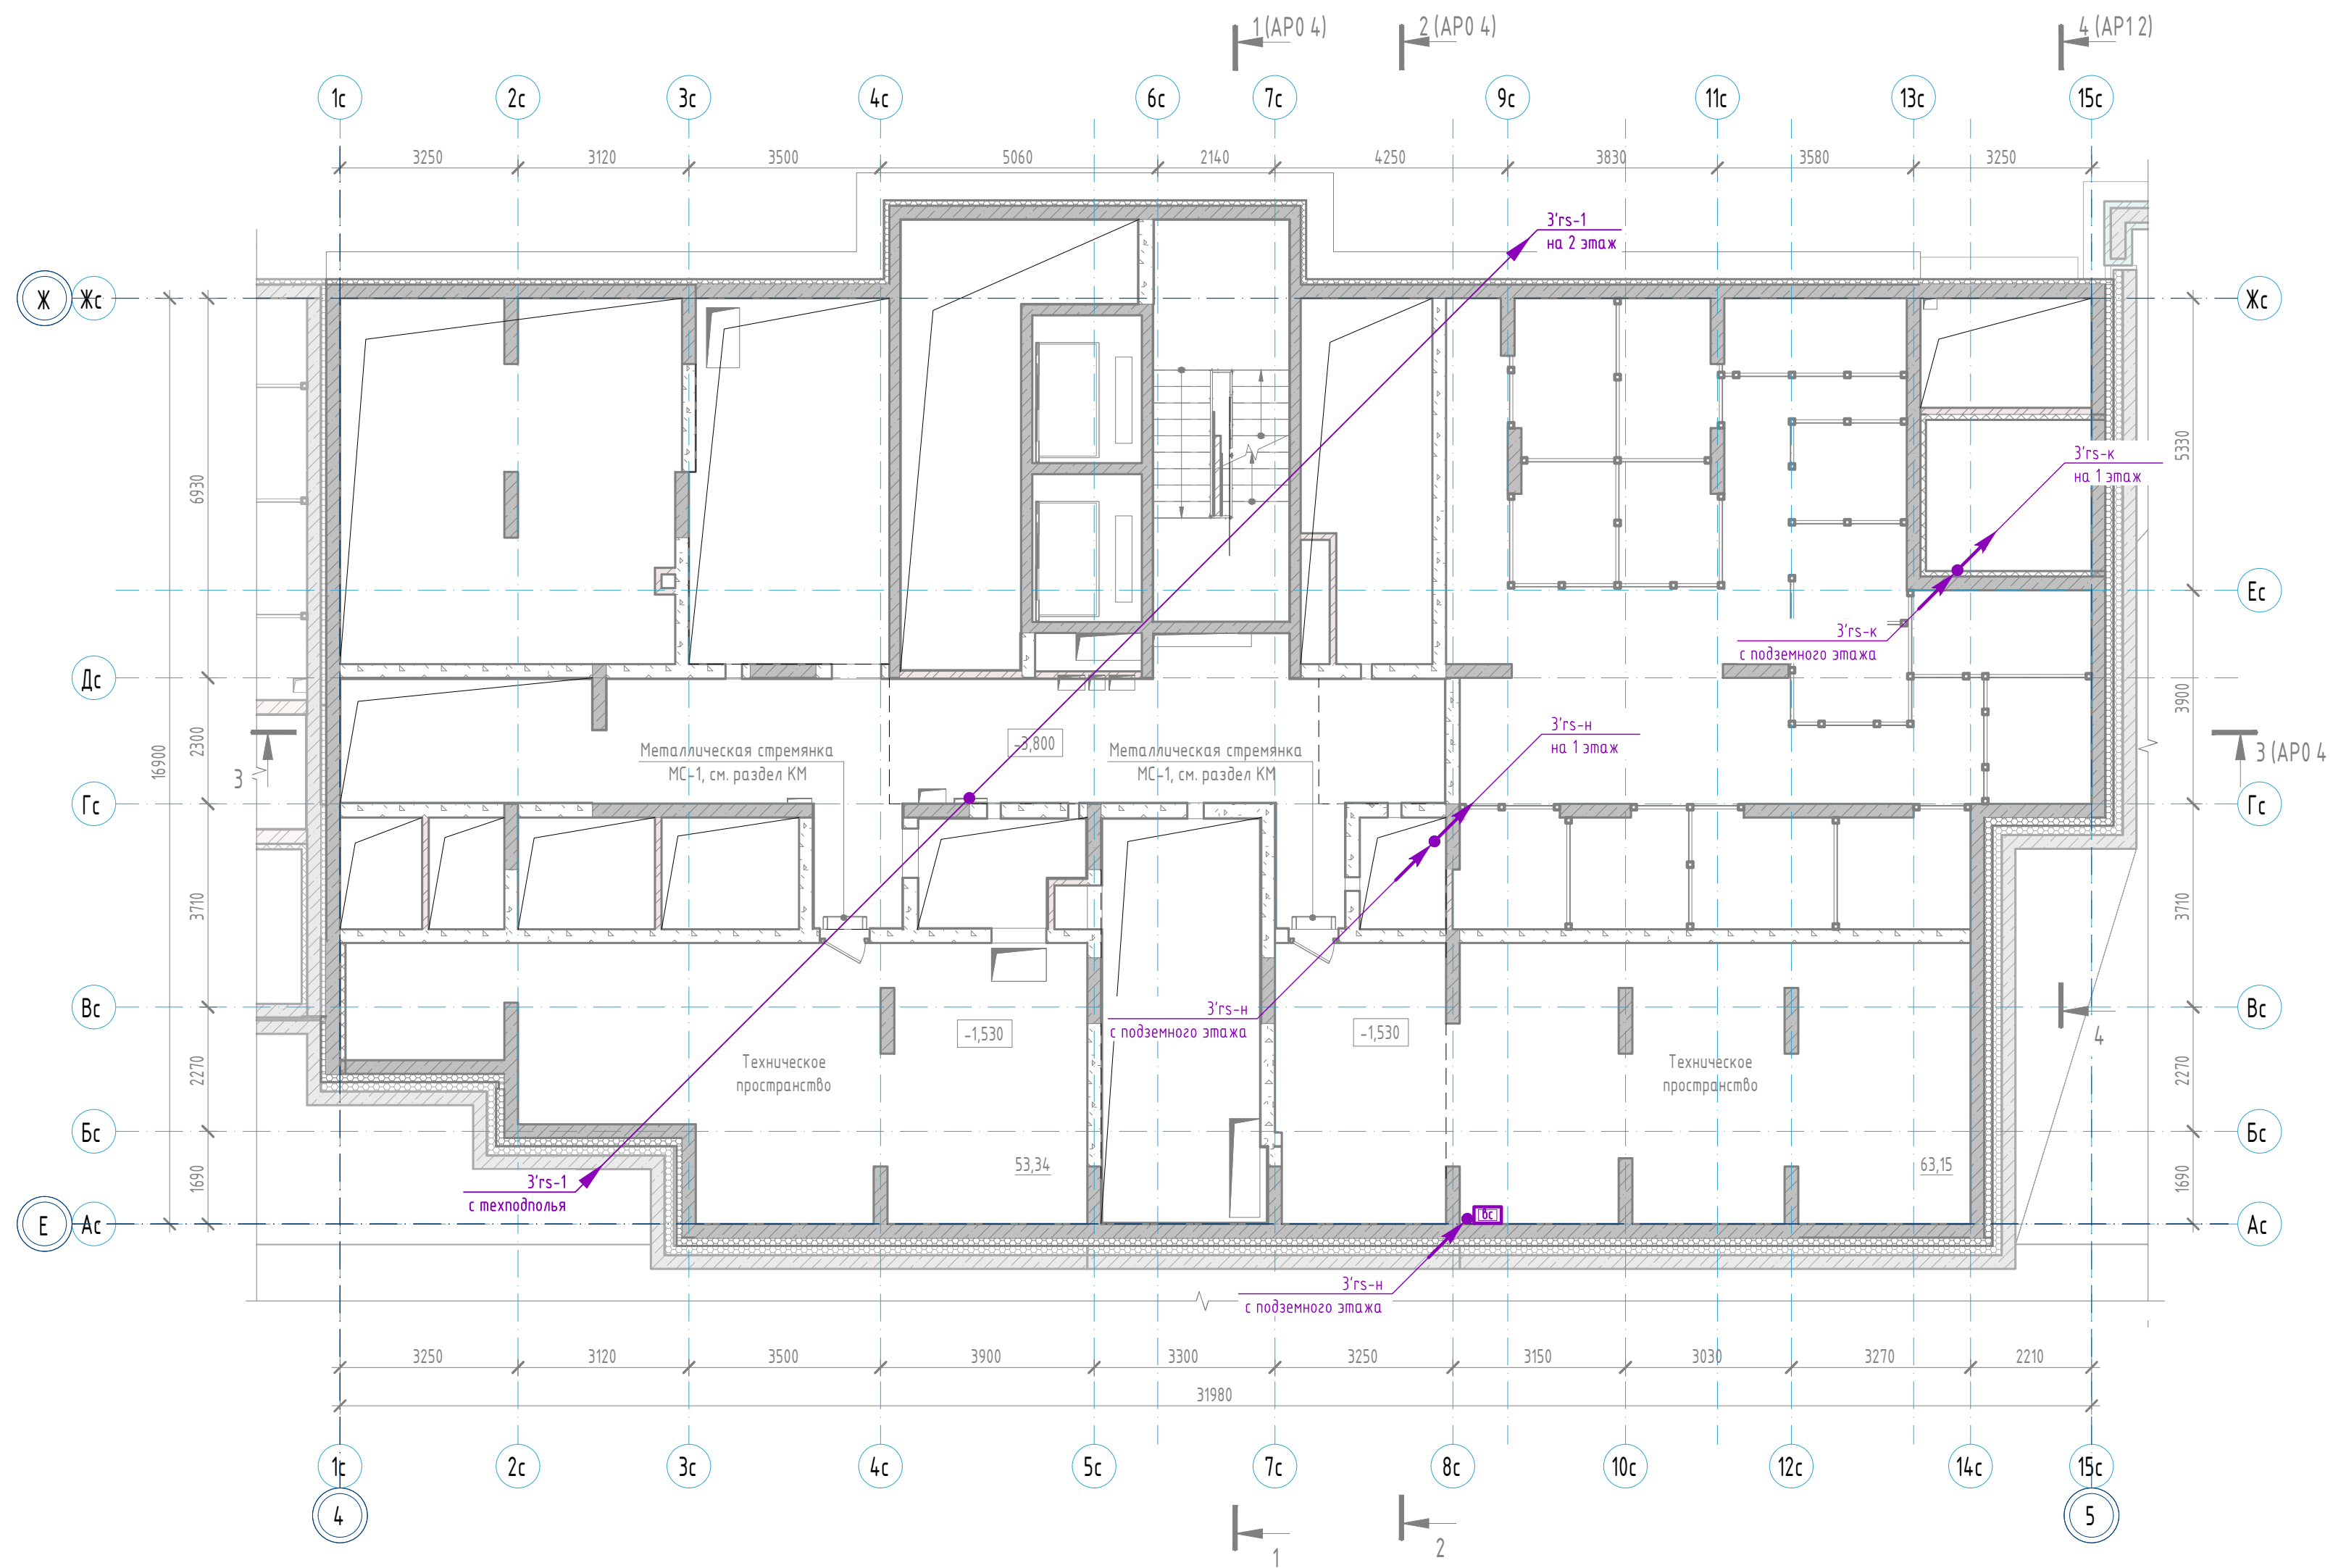


							23-08-05-0-АСКУВТ			
							Жилая застройка в квартале улиц Блюхера-Раевского-Коммунальщиц-Студенческая в г.Екатеринбург. Блок 7			
	Изм.	Кол.уч.	Лист	№ док.	Подп.	Дата				
	Разраб.	Прудникова				А.И.	06.25			
	Пров.	Байков				В.И.	06.25	Секция 1.1...1.4		
								Р	13	
	Н. контр.	Рябиков					06.25	Секция 1.3 План техподполя		
								DEVISION		

Инв. № подл.	Подп. и дата	Взам. инв. №

Секция 1.3. План 1 этажа




Взам. инв. №	
Подп. и дата	
Инв. № подл.	

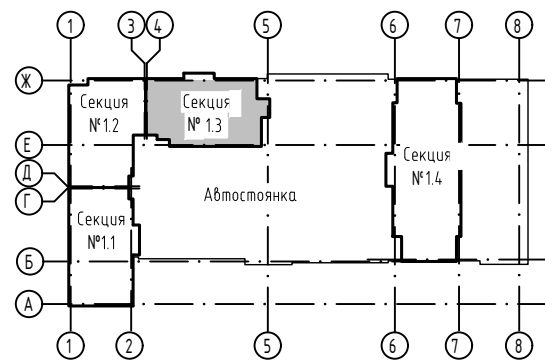


23-08-05-0-АСКУВТ						Жилая застройка в квартале улиц Блюхера-Раевского-Коммунозодская-Студенческая в г.Екатеринбург. Блок 7			
Изм.	Кол. уч.	Лист	№ док.	Подп.	Дата	Секция 1.1..1.4	Стадия	Лист	Листов
Разраб.	Прудникова	06.25		А.И.И.	06.25		Р	14	
Проб.	Байков			В.И.В.		Секция 1.3. План 1 этажа	DEVISION		
Н. контр.	Рябиков	06.25							

Секция 1.3. План 2 этажа

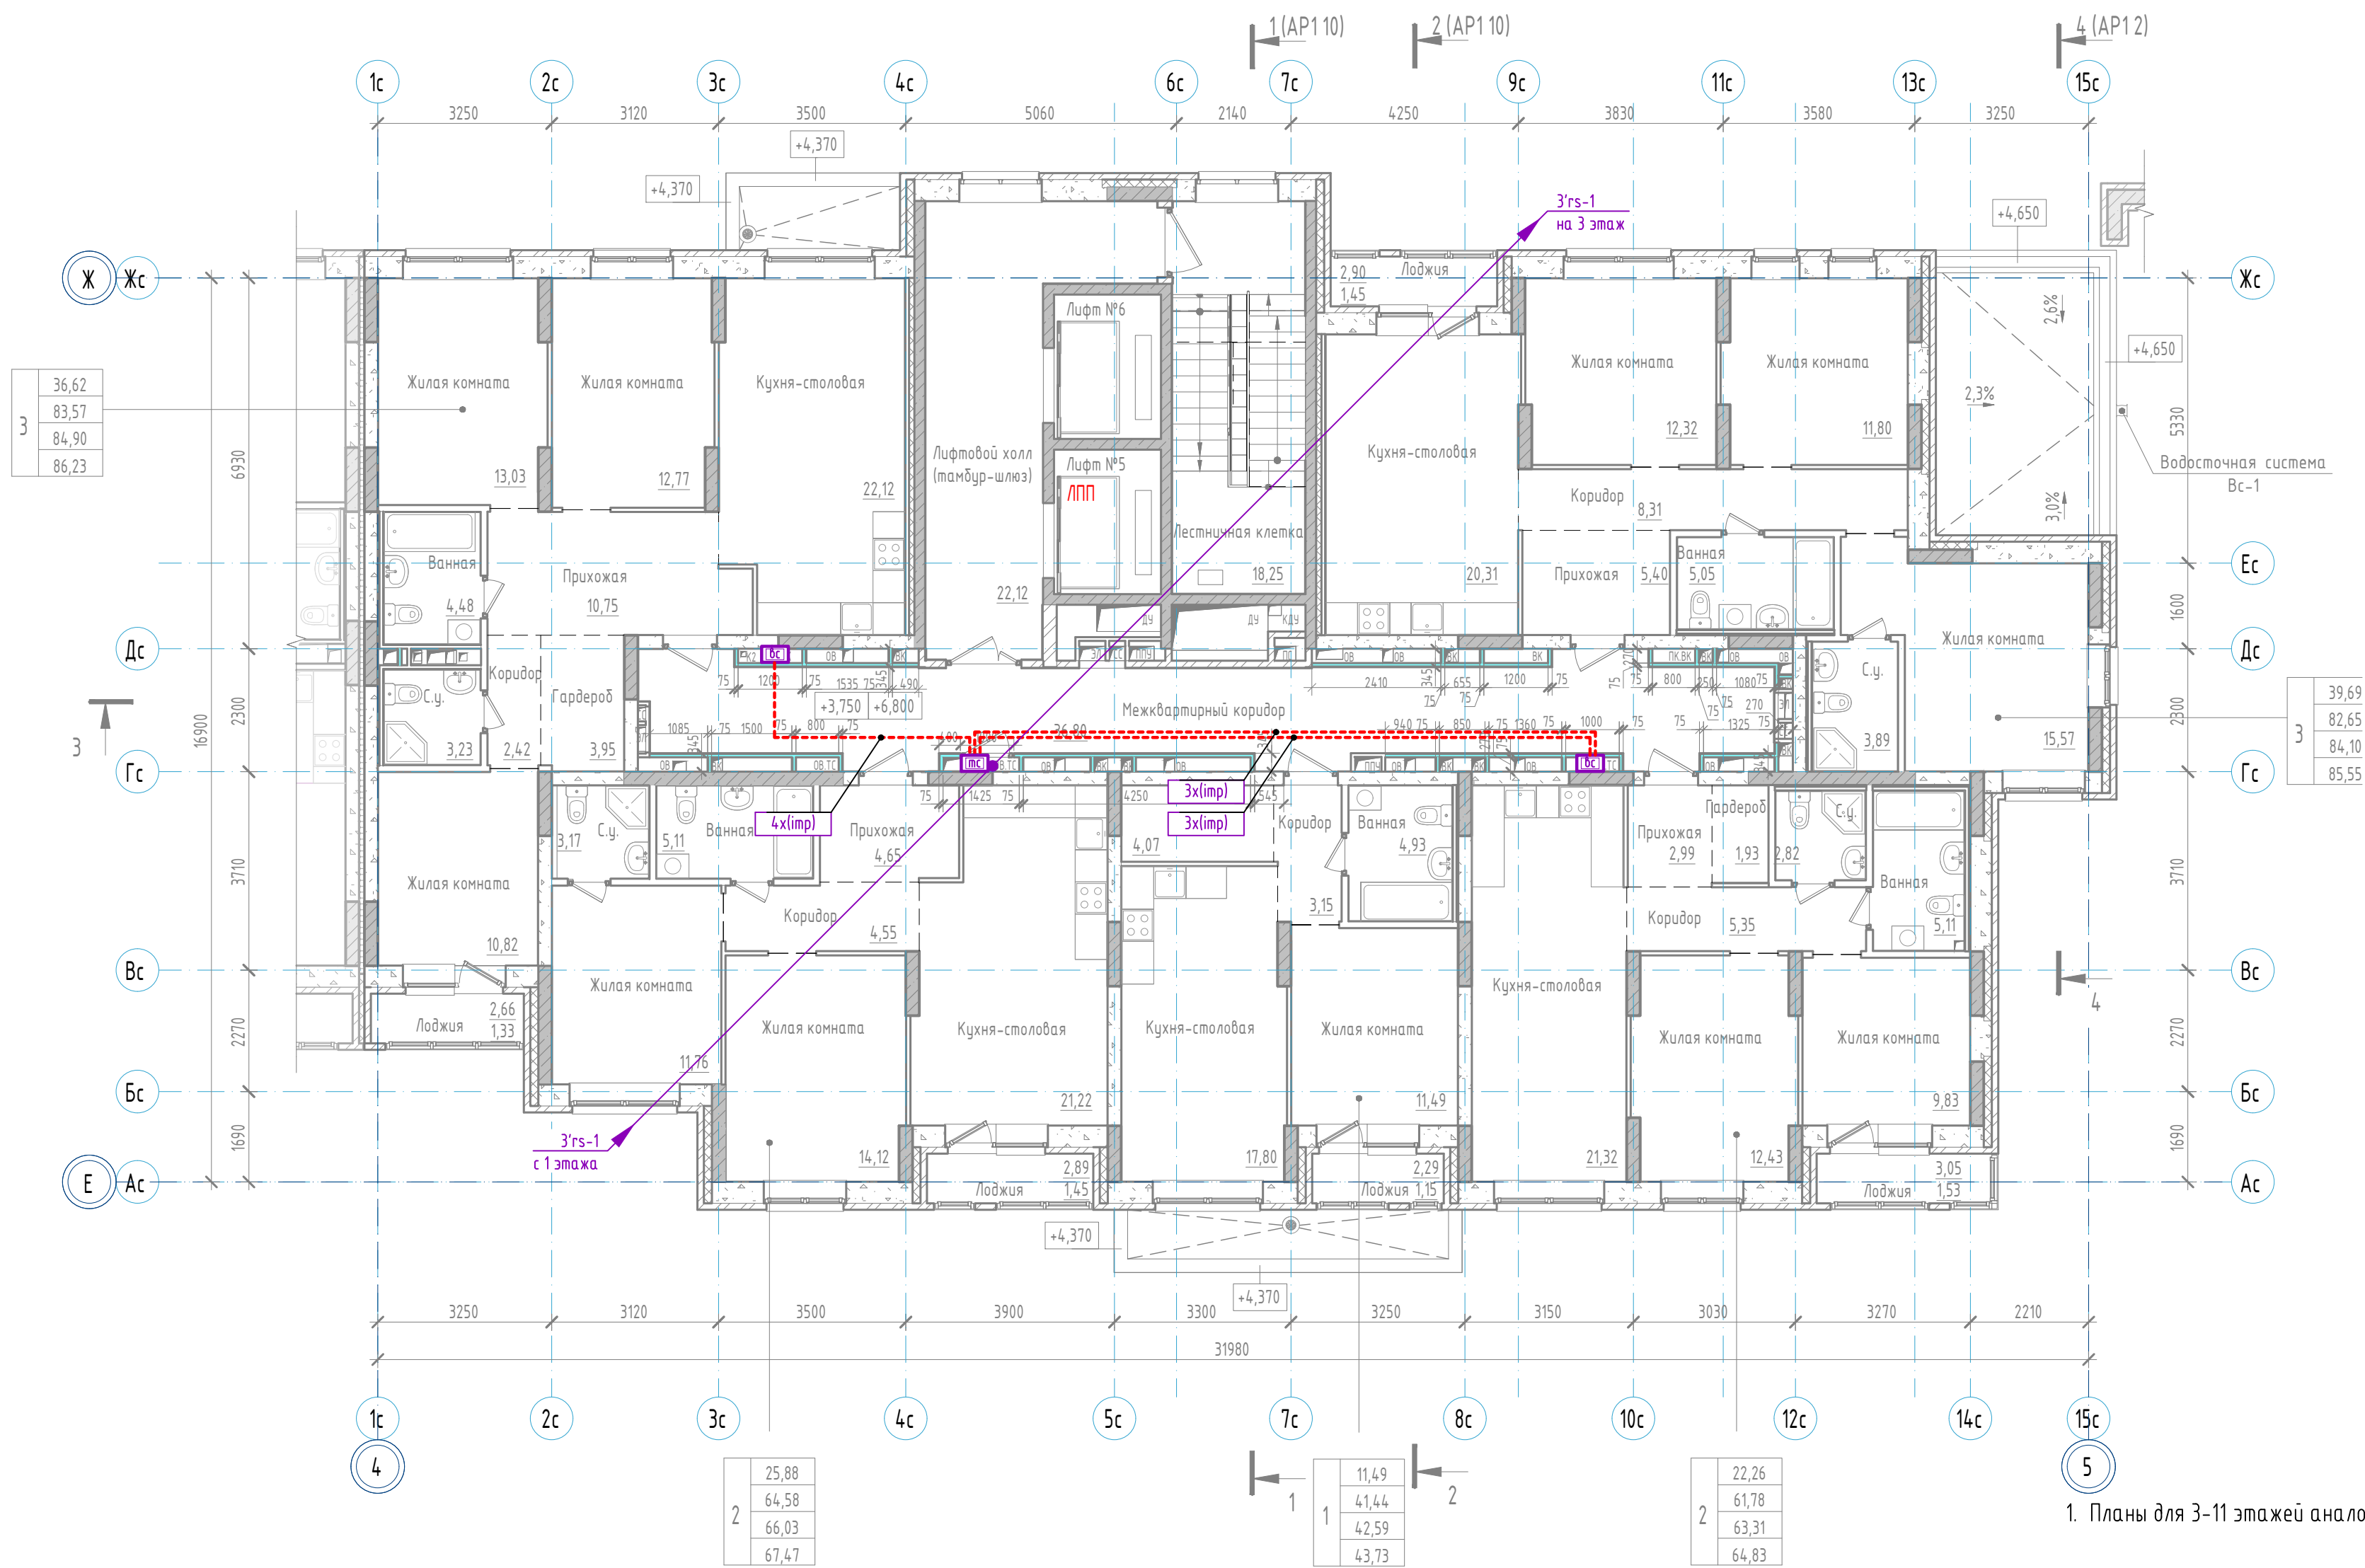


1. Планы для 3-11 этажей аналогичны данному.

Взам. инв. №	
Подп. и дата	
Инв. № подл.	

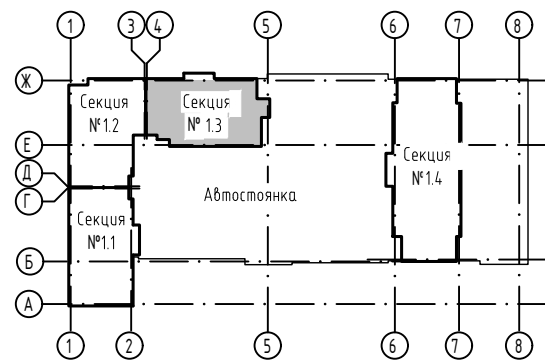


						23-08-05-0-АСКУВТ			
						Жилая застройка в квартале улиц Блюхера-Раевского-Коммунозодская-Студенческая в г.Екатеринбург. Блок 7			
Изм.	Кол. уч.	Лист	№ док.	Подп.	Дата	Секция 1.1...1.4	Стадия	Лист	Листов
Разраб.		Прудникова		А.И.	06.25		Р	15	
Пров.		Байков		В.И.	06.25				
						Секция 1.3 План 2 этажа	DEVISION		
Н. контр.		Рябиков			06.25				

Секция 1.4 План подземного этажа


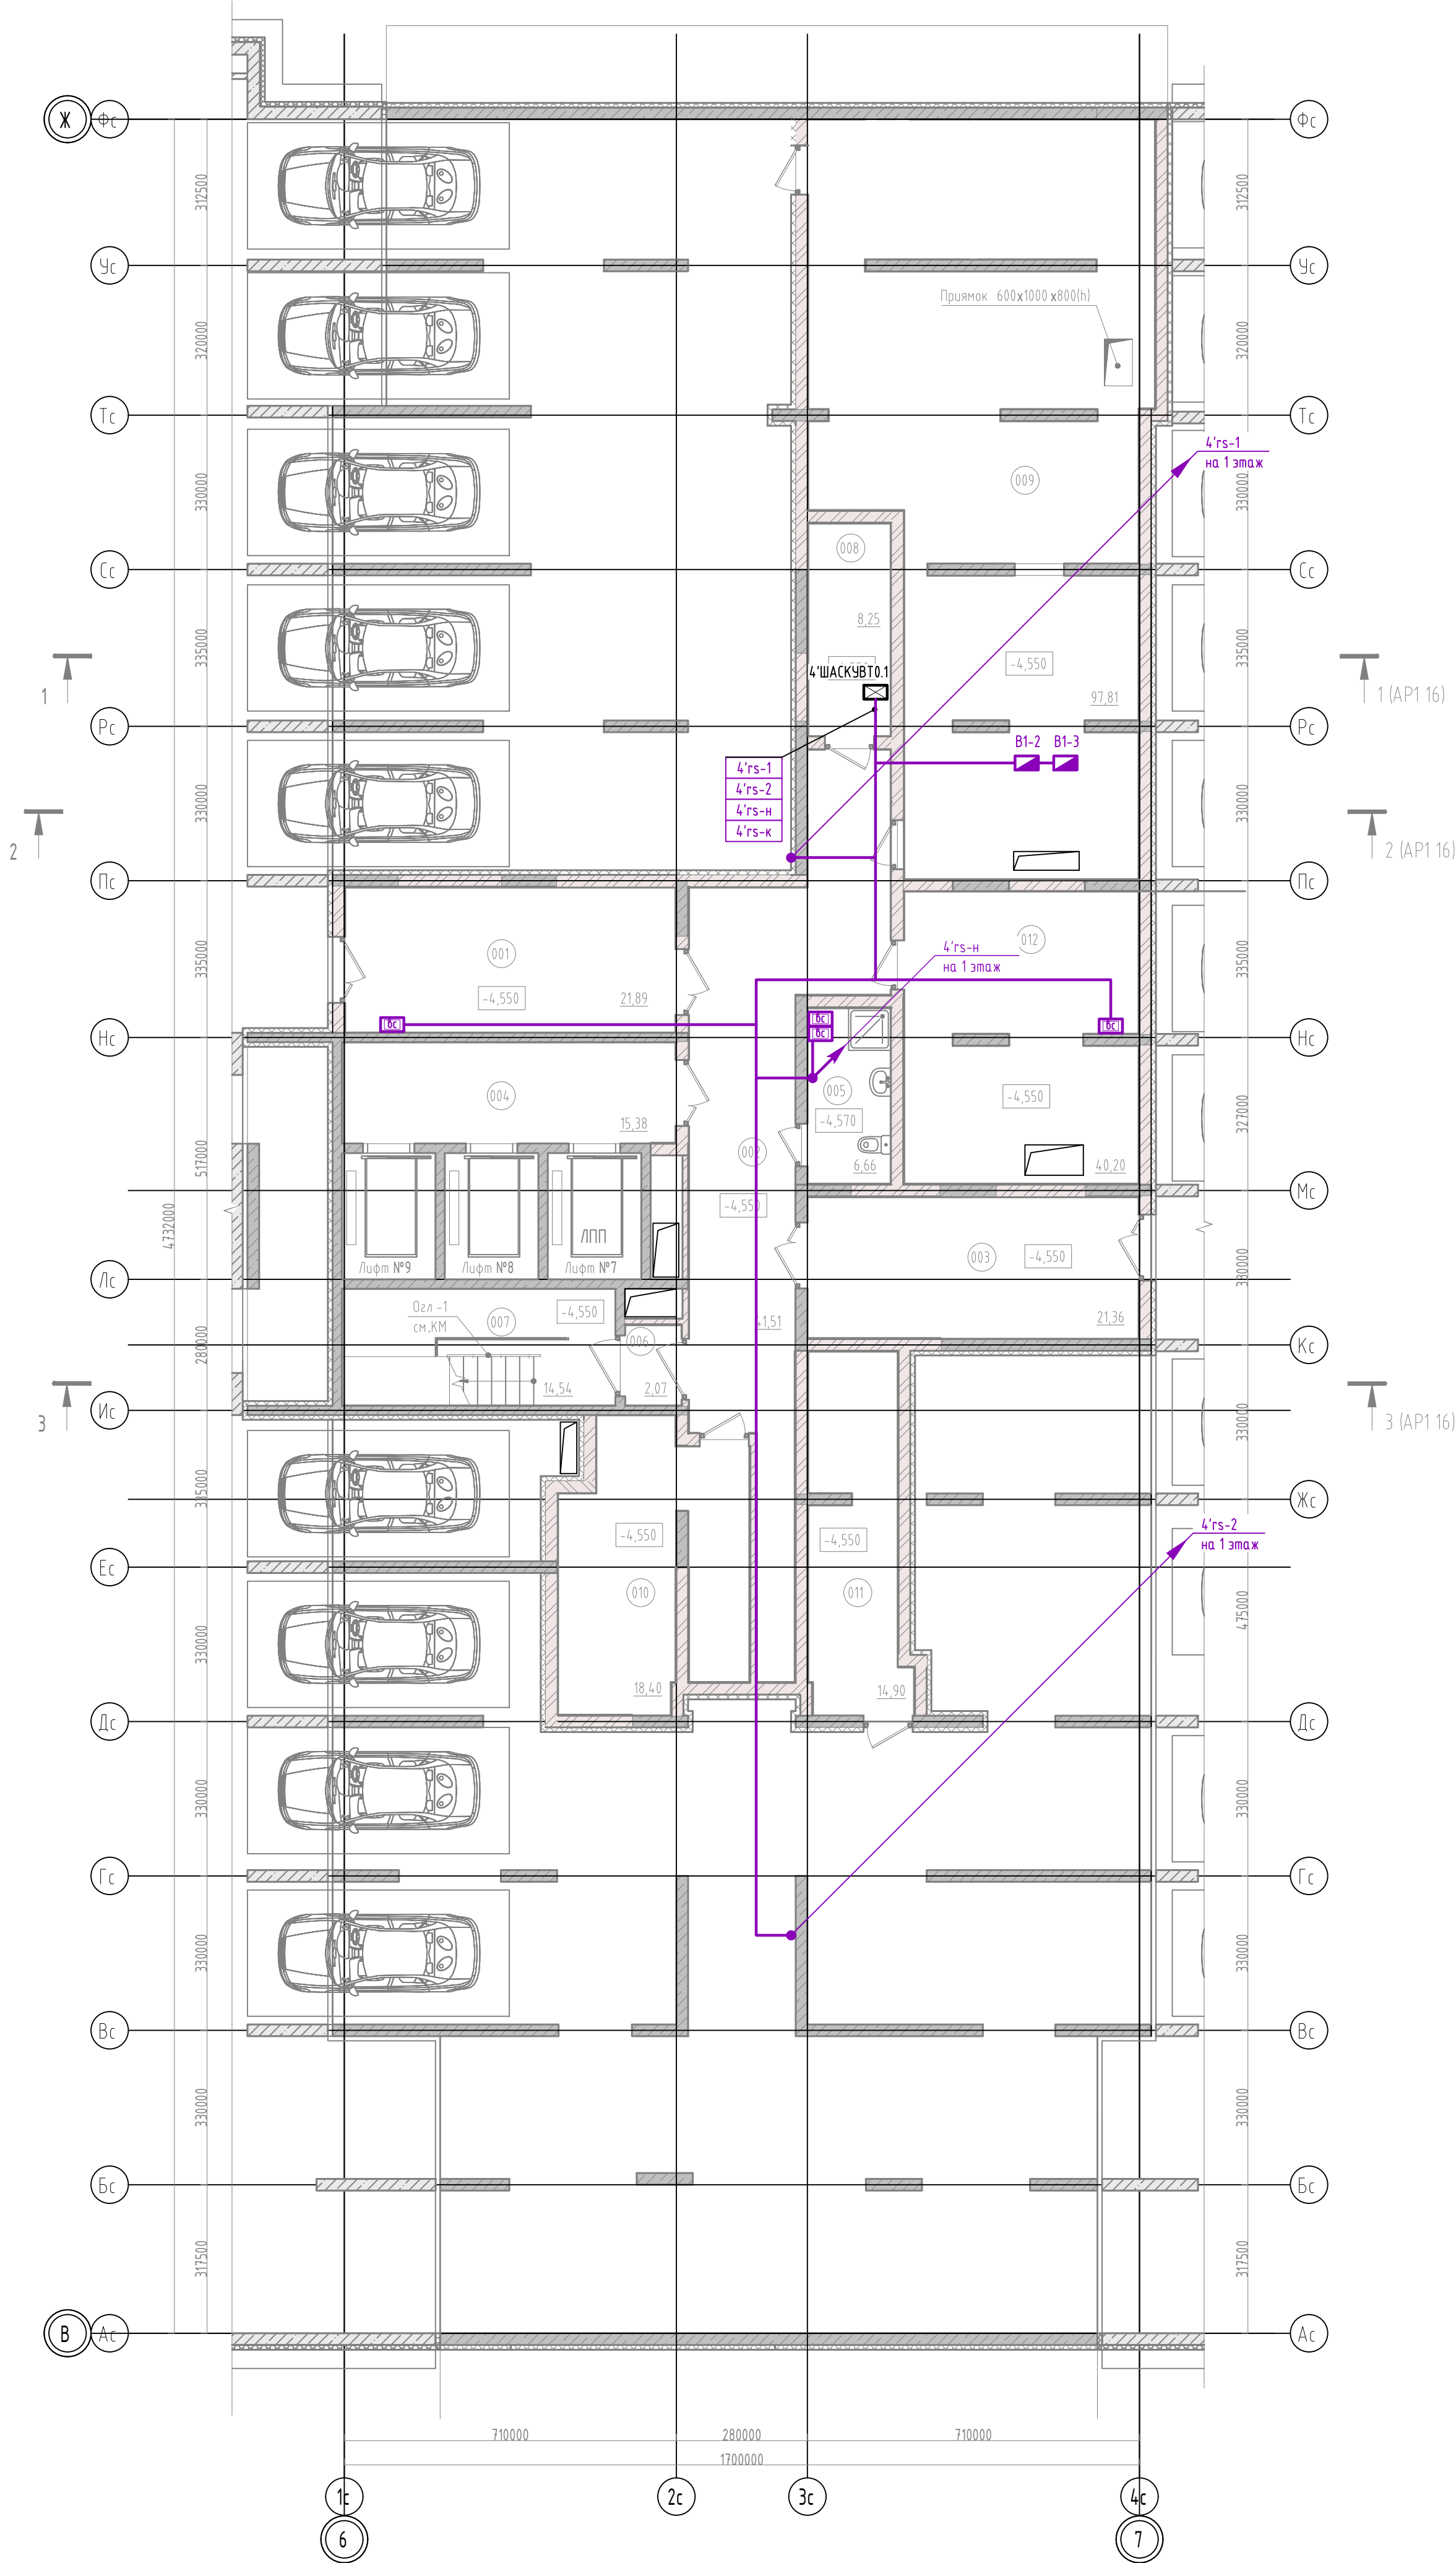


Экспликация помещений подвала			
Номер помещения	Наименование	Площадь, м2	Кат. пом.
МОП			
001	Тамбур-шлюз	21,89	
002	Коридор	4,151	
003	Тамбур-шлюз	21,36	
004	Лифтовой холл	15,38	
005	ПУИ	6,66	
006	Тамбур-шлюз	2,07	
007	Лестничная клетка (выход из подвала)	14,54	
МОП-7		123,41	
Технические помещения			
008	Узел связи	8,25	В4
009	ИТП	97,81	Д
010	Электрощитовая (жилой дом)	18,40	В4
011	Электрощитовая (автостоянка)	14,90	В4
012	Венткамера	40,20	Д
Технические помещения-5		179,56	
Итого: 12		302,97	

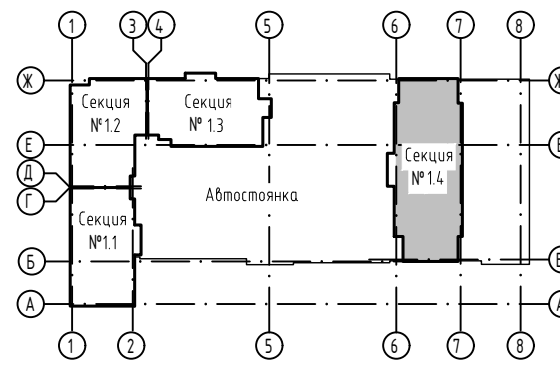


23-08-05-0-АСКУБТ					
Жилая застройка в квартале улиц Быхера-Радвского-Комбузовская-Студенческая в г.Екатеринбург Блок 7					
Изм.	Кол. уч.	Лист	№ док.	Подп.	Дата
Разраб.	Прудникова	16	06.25	06.25	06.25
Проб.	Байков	16	06.25	06.25	06.25
Секция 1.1..1.4					
Секция 1.4 План подземного этажа					
ДЕВИСИОН					

Секция 1.4 План 1 этажа

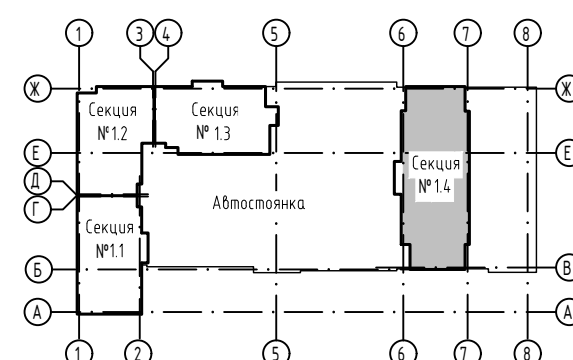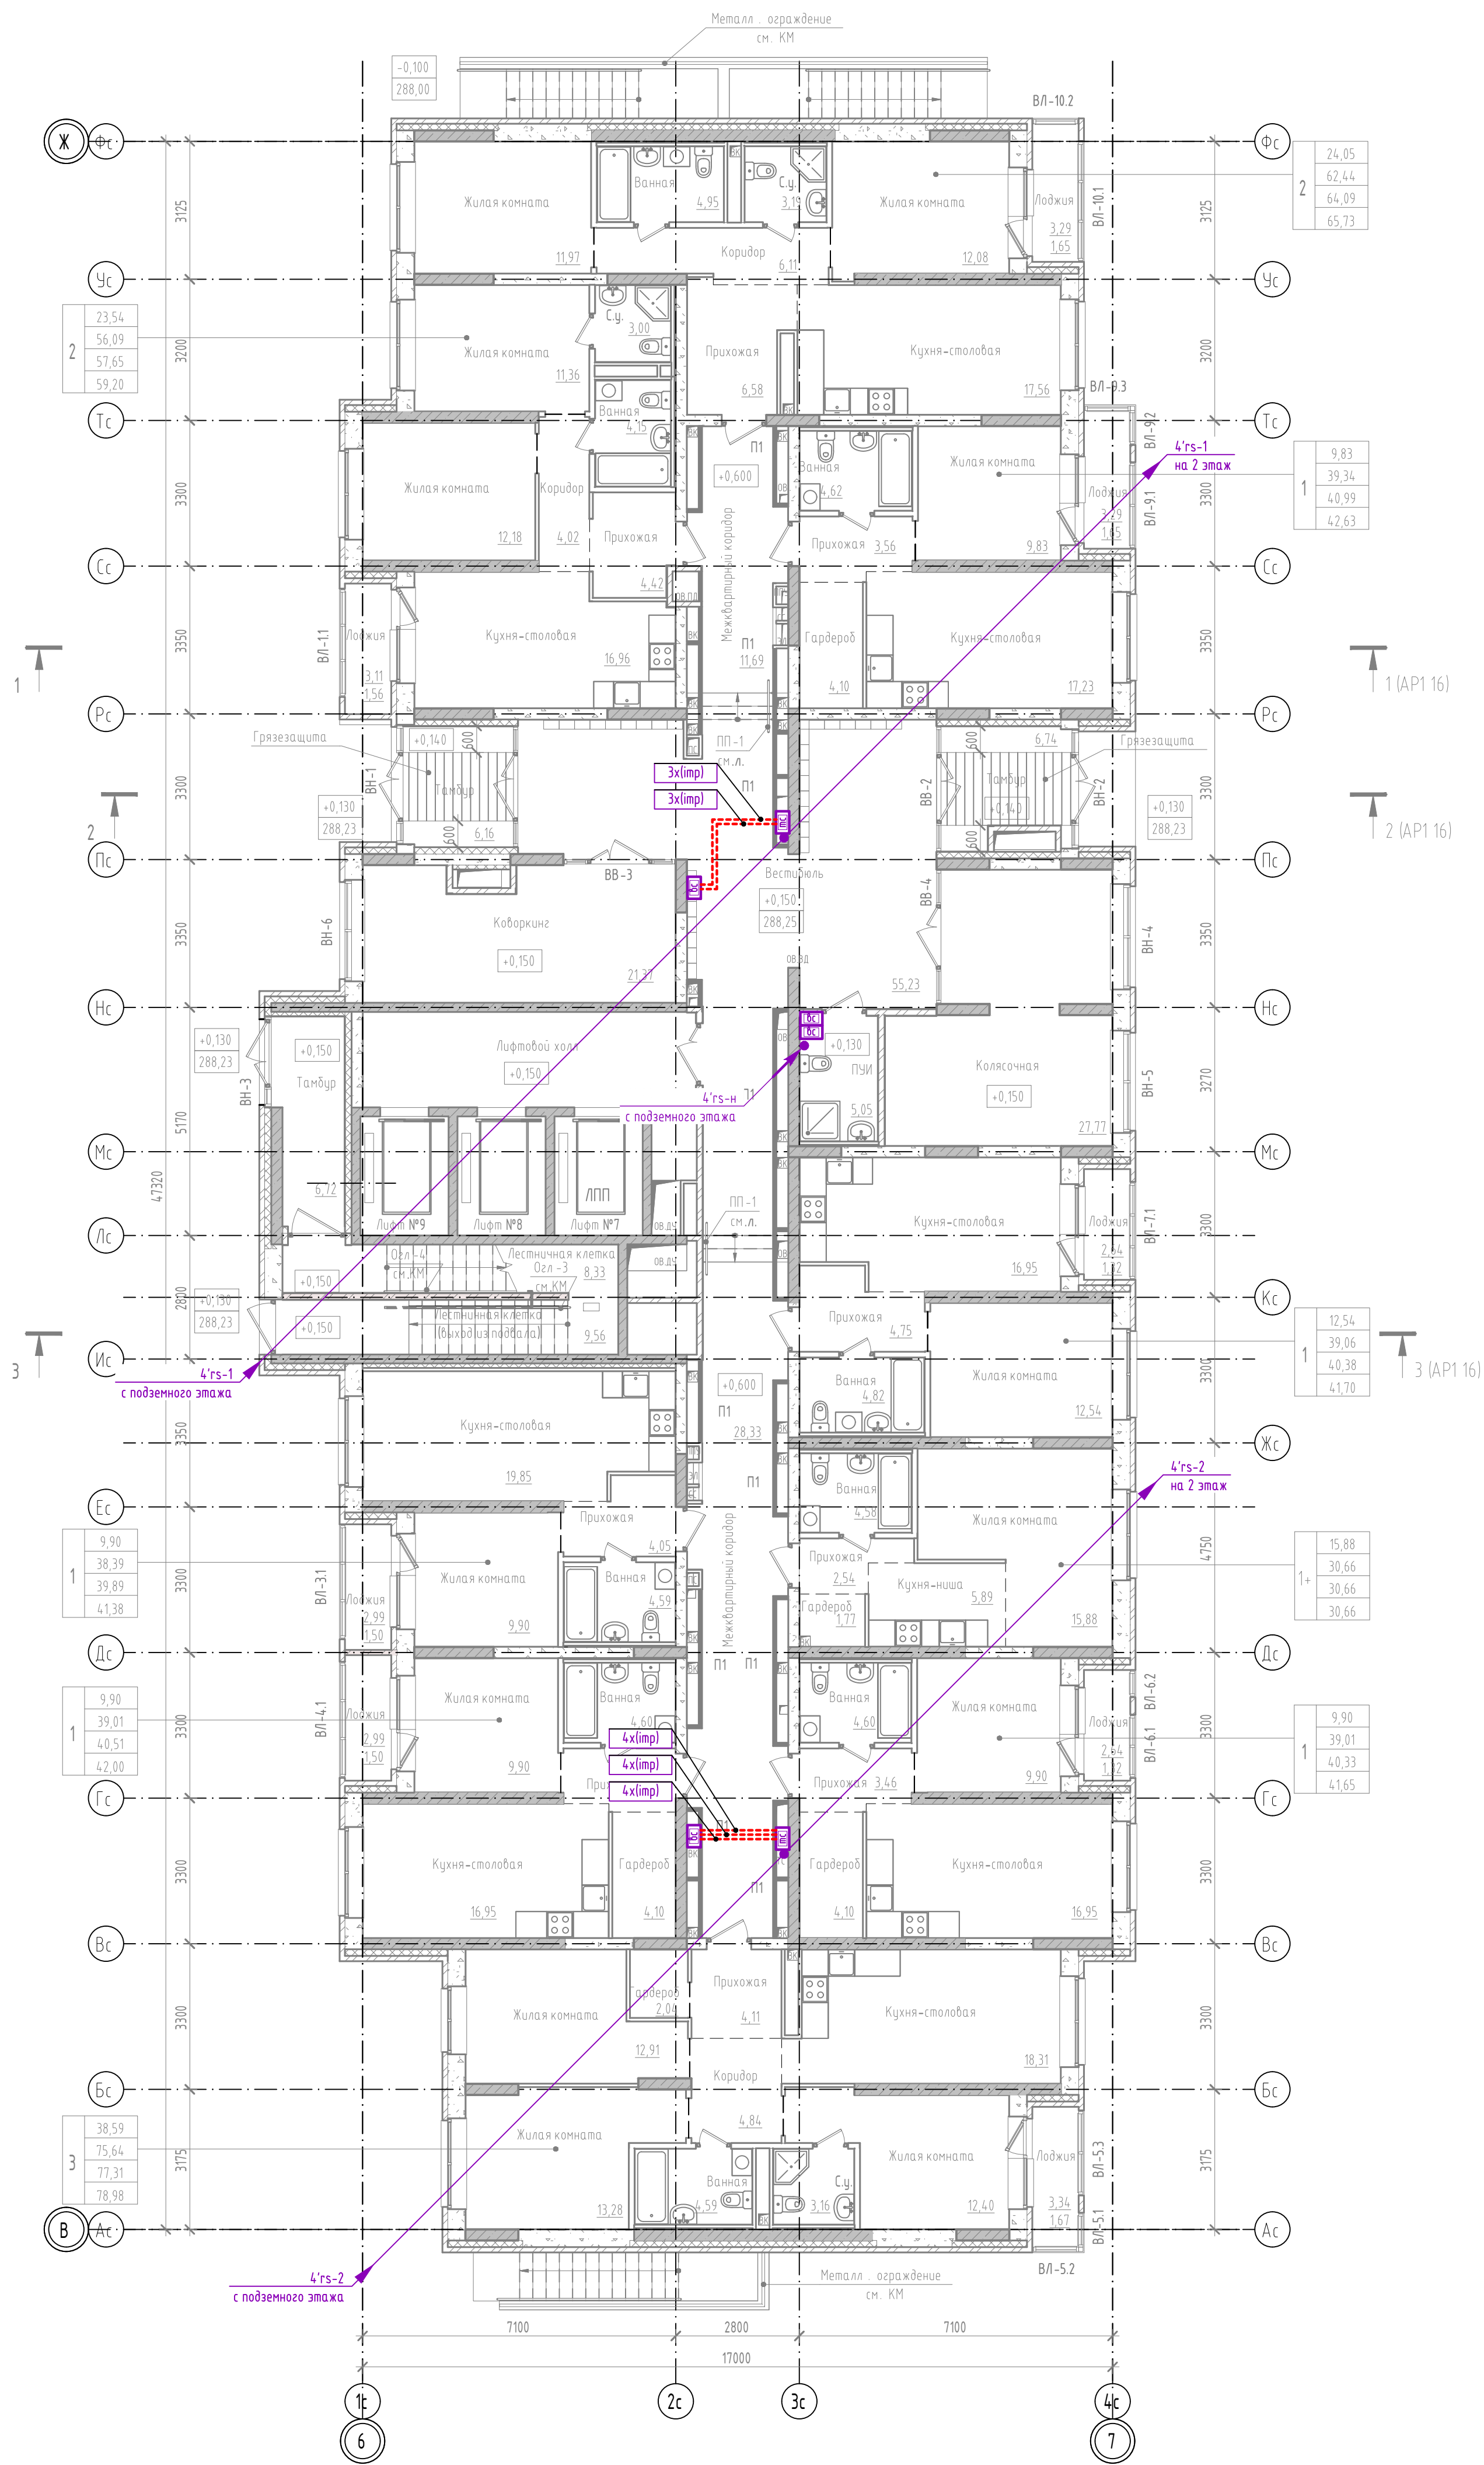


23-08-05-0-АСКУБТ						Жилая застройка в квартале улиц Блюхера-Радвского-Коммунальная-Студенческая в г. Екатеринбург Блок 7		
Изм.	Кол. уч.	Лист	№ док.	Подп.	Дата	Секция 1.1..1.4	Стадия	Лист
Разраб.	Продуманов	11.11.25	06.25	06.25	06.25		Р	17
Проб.	Байков	06.25	06.25	06.25	06.25	Секция 1.4 План 1 этажа	ДЕВИСИОН	
Н. контр.	Радиков	06.25	06.25	06.25	06.25			

Секция 1.4 План 2 этажа

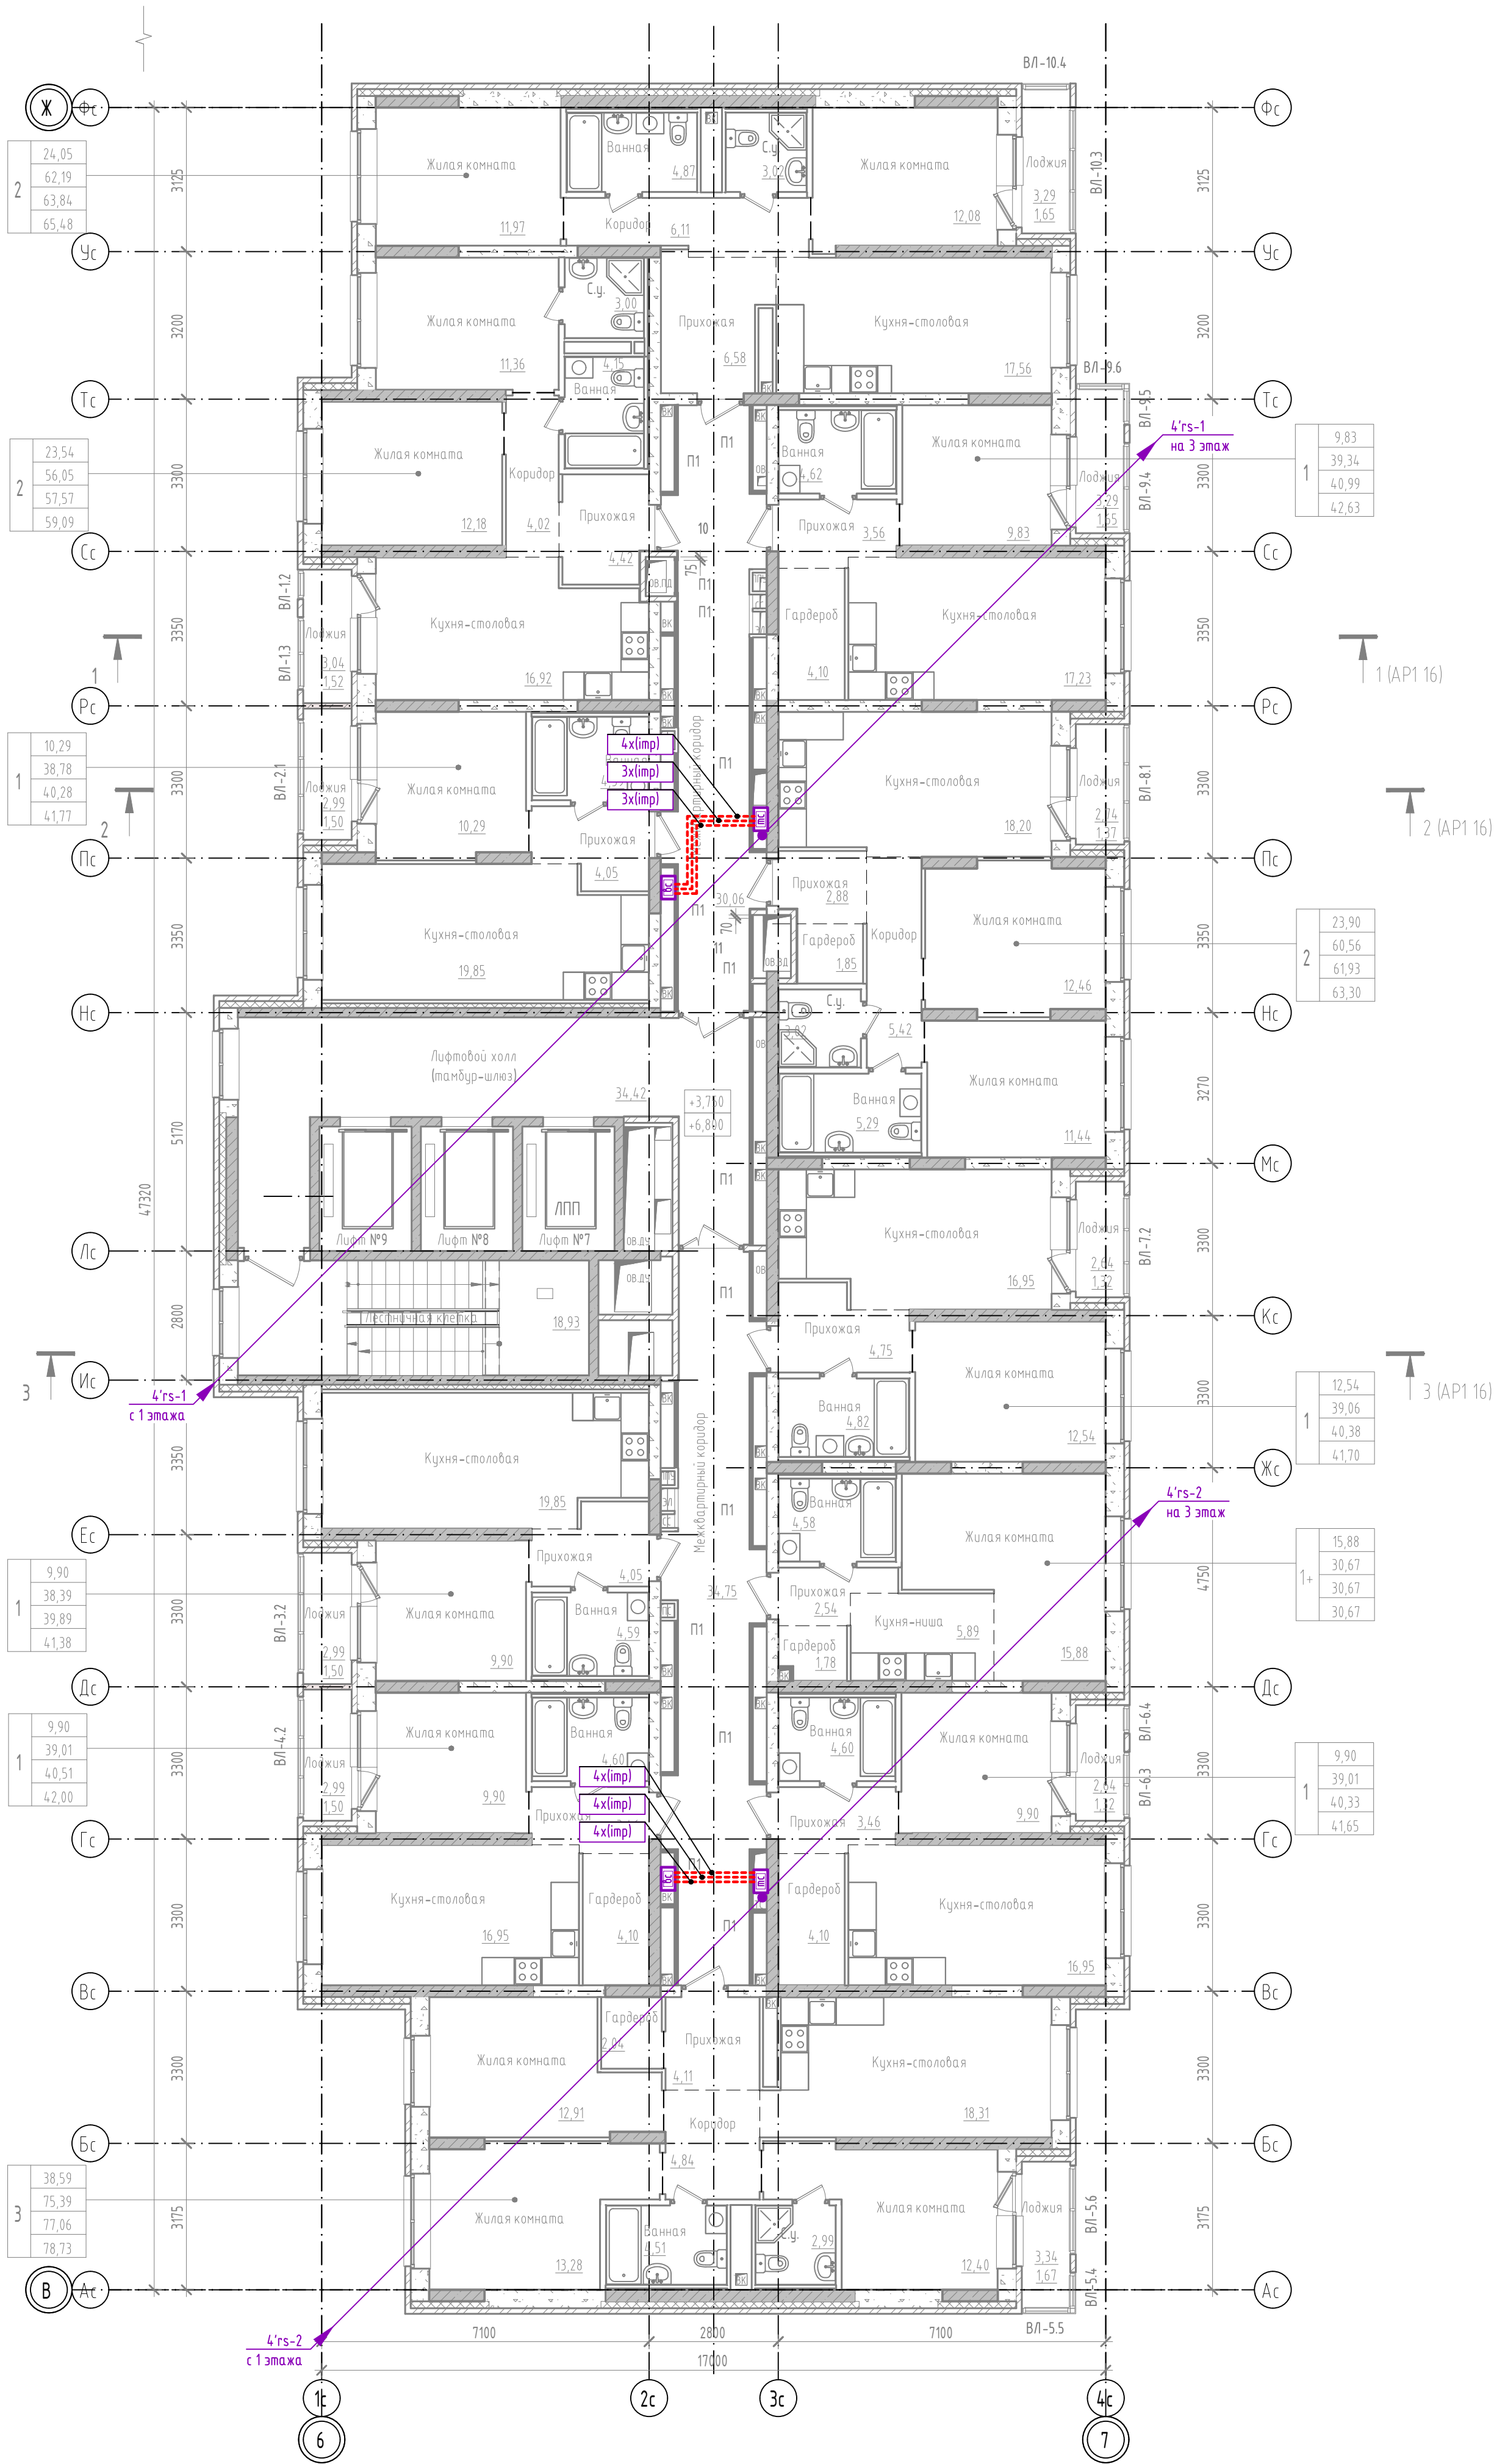


1. Планы для 3-25 этажей аналогичны данному.

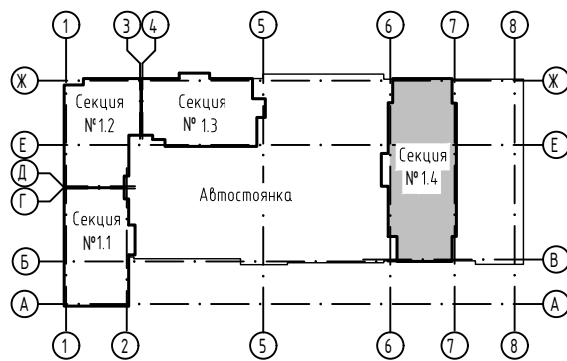

						23-08-05-0-АСКУБТ		
						Жилая застройка в квартале улиц Блехера-Радвского-Коммунальная в г. Екатеринбург Блок 7		
Изм.	Кол. уч.	Лист	№ док.	Подп.	Дата	Секция 1.1..1.4	Стадия	Лист
Разраб.	Продвинуто	1/1	06.25	06.25	06.25		Р	18
Пров.	Байков	06.25	06.25	06.25	06.25	Секция 1.4 План 2 этажа		ДЕВИСИОН
Н. контр.	Рядков	06.25	06.25	06.25	06.25			

Общий вид шкафа АСКУВТ

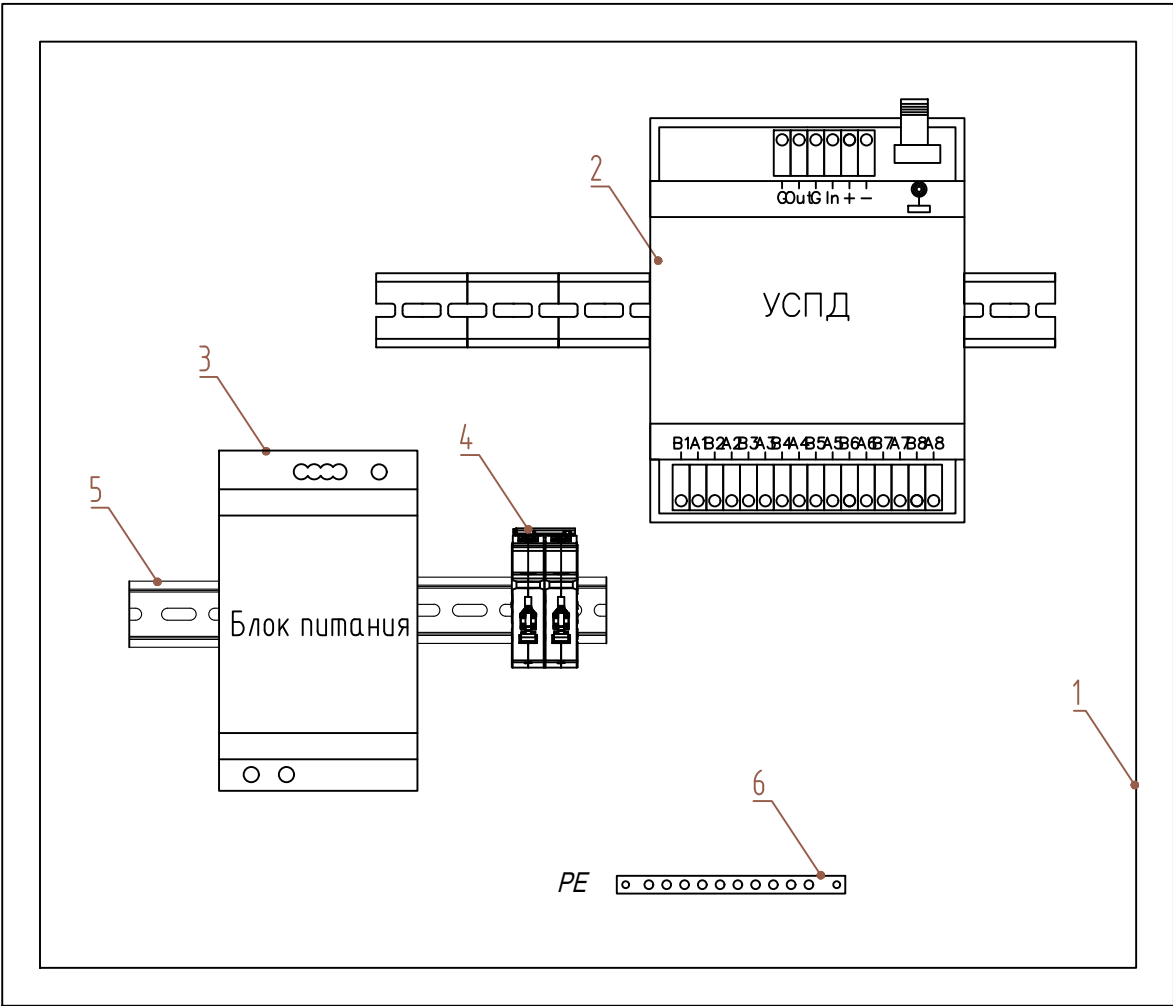

Перечень элементов

Поз. обозначение	Наименование	Кол.	Примечание
1	Шкаф телекоммуникационный	1	
2	Устройство сбора и передачи данных	1	
3	Блок питания	1	
4	Автоматический выключатель	1	
5	DIN-рейка	1	
6	Шина заземления	1	

Взам. инв. №	
Подп. и дата	
Инв. № подл.	

						23-08-05-0-АСКУВТ			
						Жилая застройка в квартале улиц Блюхера-Раевского-Коммузавская-Студенческая в г.Екатеринбург. Блок 7			
Изм.	Кол. уч.	Лист	№ док.	Подп.	Дата	Секция 1.1...1.4	Стадия	Лист	Листов
Разраб.		Прудникова		А.И.	06.25		Р	19	
Пров.		Байков		В.И.	06.25				
						Общий вид шкафа АСКУВТ	DEVISION		
Н. контр.		Рябиков			06.25				

1'ШАСКУ ВТ0.1	Секция 1.1								
	Оборудование								
	Шкаф АСКУВТ в комплекте:								
	- Устройство сбора и передачи данных								
	- блок питания 12В, 7.1А, 85Вт								
	- корпус шкафа								
	- выключатель автоматический на 4 А								
	1. Разветвитель интерфейса RS-422-RS485 IP65								
	Кабели и провода								
	1. Кабель симметричный парной скрутки "витая пара" пониженной пожарной опасности с низкотоксичным дымо- и газовыделением сечением 2х2х0,5								
	Материалы								
	1. Труба гибкая гофрированная самозатухающая с зондом Ø16								
	2. Труба гибкая гофрированная самозатухающая с зондом Ø25								
</									

		Поз.	Наименование и техническая характеристика	Тип, марка, обозначение документа, опросного листа	Код продукции	Поставщик	Ед. измерения	Кол.	Масса 1 ед., кг	Примечание	
2'ШАСКУ ВТ0.1	<u>Секция 1.2</u>										
	<u>Оборудование</u>										
	Шкаф АСКУВТ в комплекте:		Ресурс 8-RS485		ООО «ЛИНЭРГО» г. Екатеринбург	компл	1	<12,0			
	- Устройство сбора и передачи данных				Mean-Well	шт	1				
	- блок питания 12В, 7.1А, 85Вт		HDR-100-12		SNR	шт	1				
	- корпус шкафа		ЩРН-12э (265x310x120)			шт	1				
	- выключатель автоматический на 4 А					шт	1				
	1. Разветвитель интерфейса RS-422-RS485 IP65		ПР-8		ООО "НТК Приборэнерго"	шт	35	0,1			
	<u>Кабели и провода</u>										
	1. Кабель симметричный парной скрутки "витая пара" пониженной пожарной опасности с низкотоксичным дымо- и газовыделением сечением 2x2x0,5		U/UTP Cat5e нг(А)-HF(LSZH)		ООО "ТехноЛайт" г. Саратов	м	3994				
<u>Материалы</u>											
1. Труба гибкая гофрированная самозатухающая с зондом Ø16		ТГ С3 ПВХ		ООО "ПожТехКабель" г. Саратов	м	346					
2. Труба гибкая гофрированная самозатухающая с зондом Ø25		ТГ С3 ПВХ		то же	м	3648					
Взам. инв. №		Подп. и дата		Инв. № подл.							

Инв. № подл.	Подп. и дата	Взам. инв. №

[illegible]

Маркировка кабеля	Трасса		Участок трассы кабеля, провода					Кабель, провод		
	Начало	Конец	в лотке	в трубе	по стояку	открыто	в траншее	Марка	Число и сече- ние жил, напряжение	Длина, м
				Секция 1.2						
2'rs-1	Шкаф 2'АСКУВТ0.1	Квартиры стояк 1	-	20	74	-	-	U/UTP cat5e ZH нг(А)-HF	2х2х0,52	94
2'rs-1	Шкаф 2'АСКУВТ0.1	Квартиры стояк 2	-	29	74	-	-	U/UTP cat5e ZH нг(А)-HF	2х2х0,52	103
imp	Теплосчётчик	Счётчики холодной и горячей воды	-	-	-	-	57	4хU/UTP cat5e ZH нг(А)-HF	2х2х0,52	57
2'rs-к	Шкаф 2'АСКУВТ0.1	Коммерция	-	59	-	-	-	U/UTP cat5e ZH нг(А)-HF	2х2х0,52	59
2'rs-н	Шкаф 2'АСКУВТ0.1	Нежилые помещения	-	63	-	-	-	U/UTP cat5e ZH нг(А)-HF	2х2х0,52	63
2'rs-ту	Шкаф 2'АСКУВТ0.1	Узел учёта тепла	-	27	-	-	-	U/UTP cat5e ZH нг(А)-HF	2х2х0,52	27
* Длина кабеля приведена для одного этажа, всего 16 подобных этажа.										

[illegible]